



RUA SEBASTIÃO DA SILVA

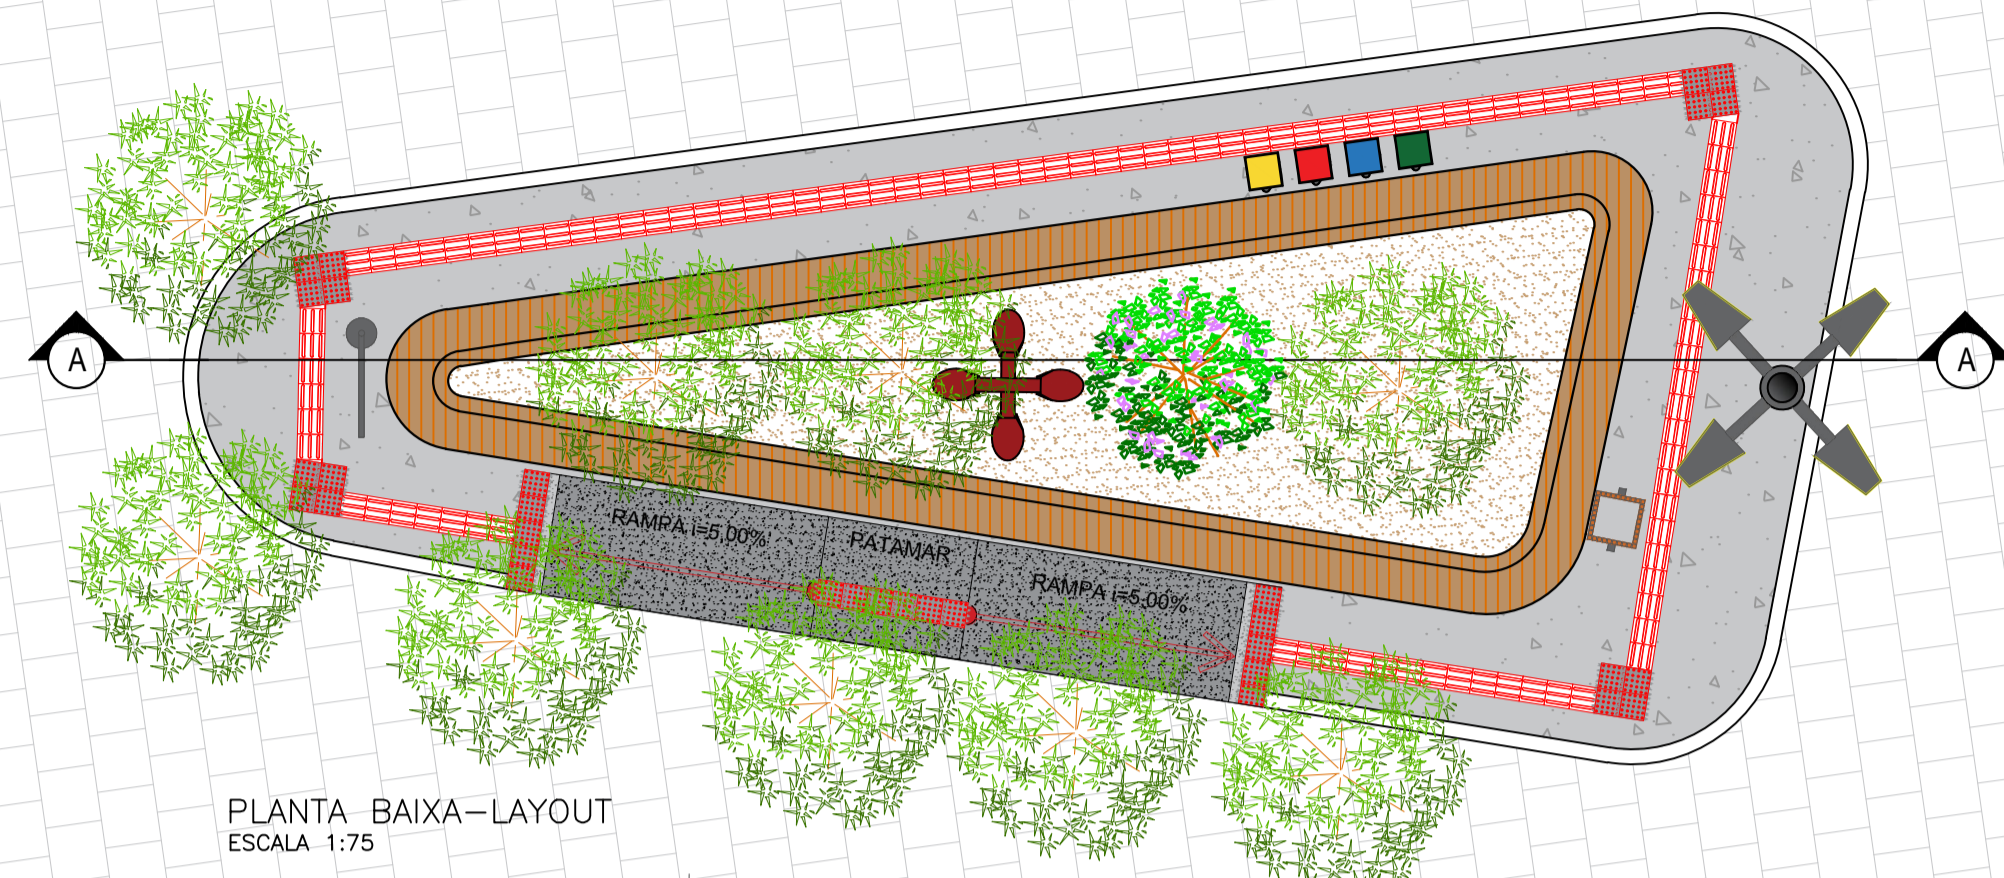


PLANTA BAIXA-LAYOUT  
ESCALA 1:75

RUA SEBASTIÃO DA SILVA

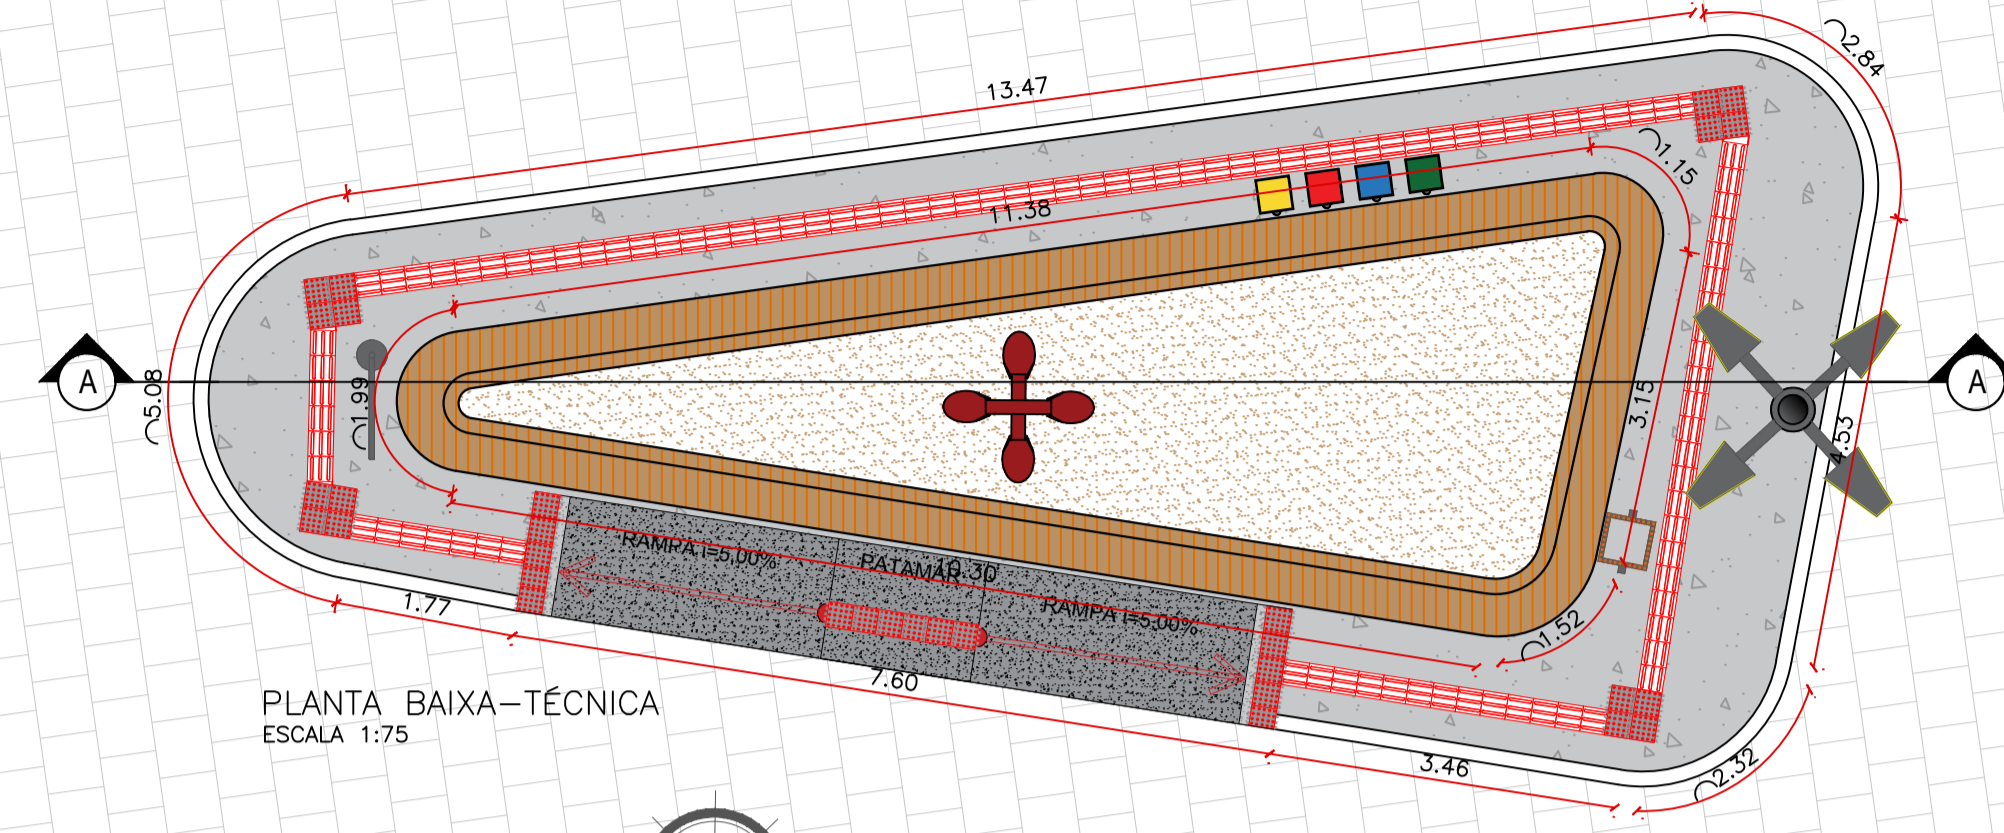

PLANTA BAIXA-TÉCNICA  
ESCALA 1:75





RUA SEBASTIÃO DA SILVA

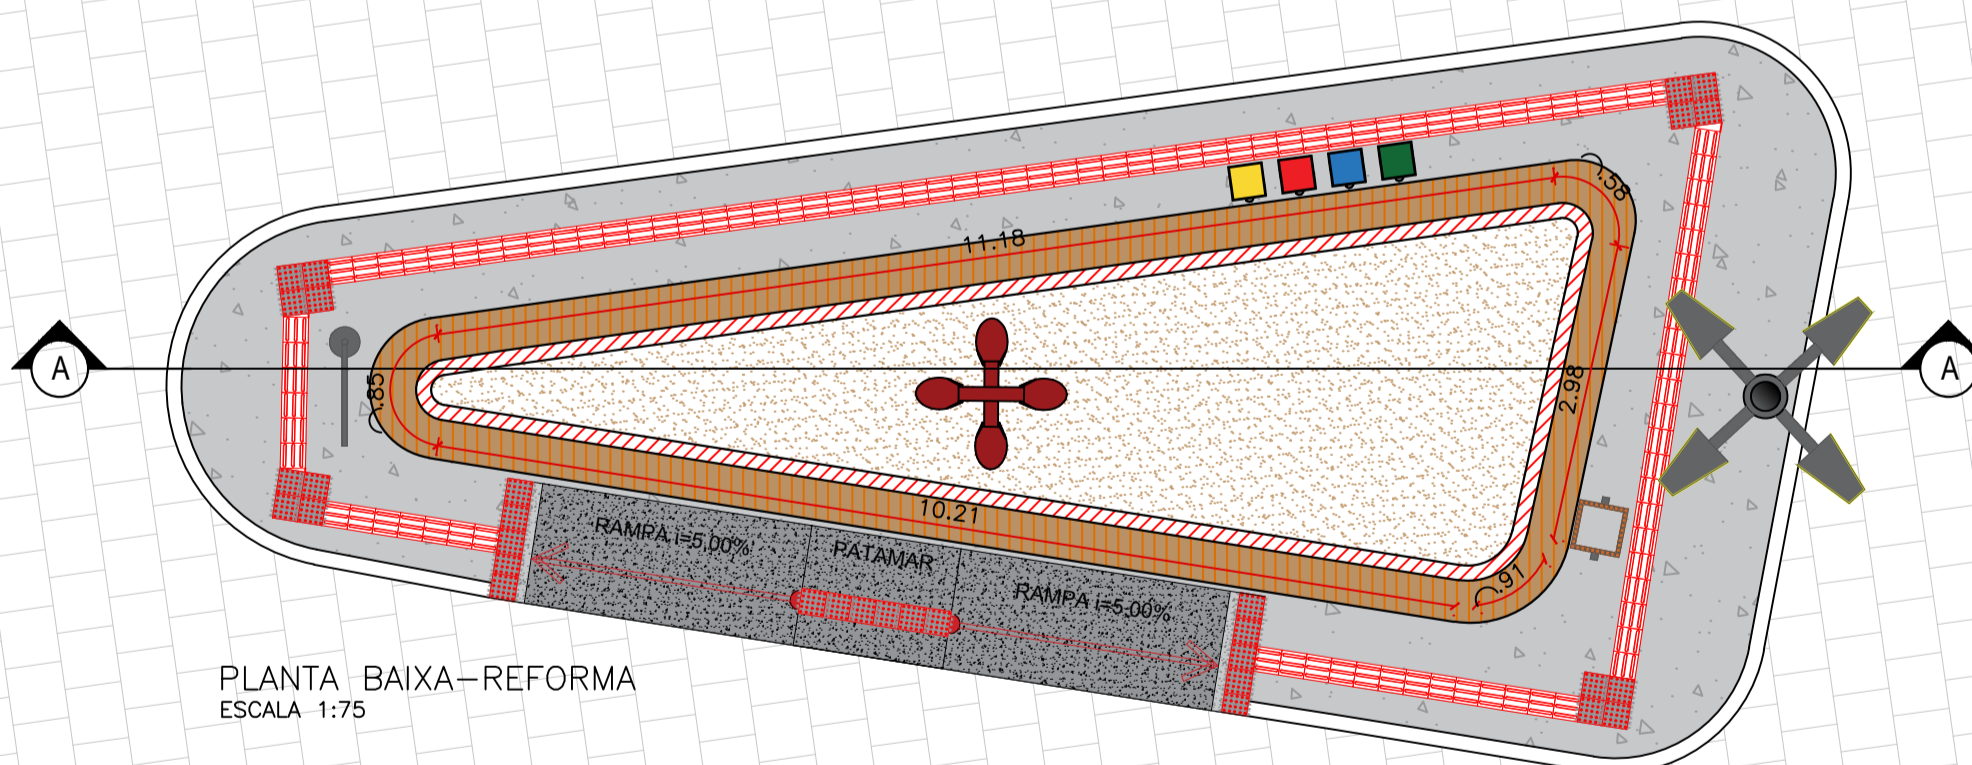



PLANTA BAIXA-REFORMA  
ESCALA 1:75

LEGENDA REFORMA

- PISO GRANILITE À CONSTRUIR
- A CONSTRUIR
- POSTE À CONSTRUIR
- POSTE EXISTENTE
- NOVO REVESTIMENTO CERÂMICO AMADEIRADO EM BANCOS DE CONCRETO EXISTENTE

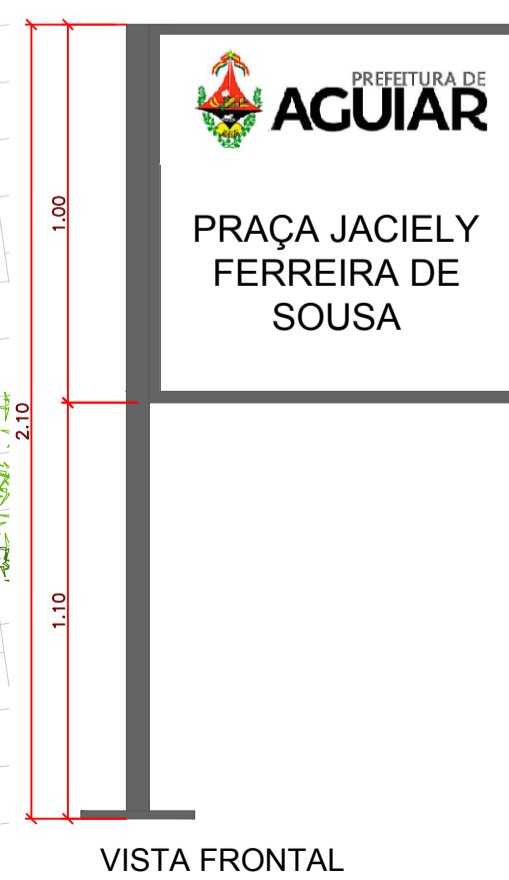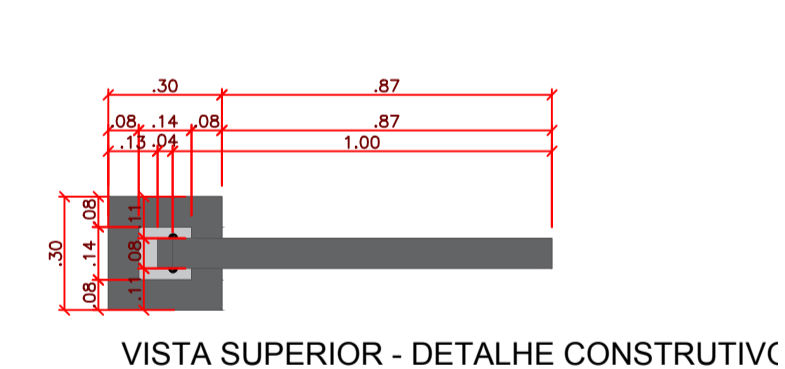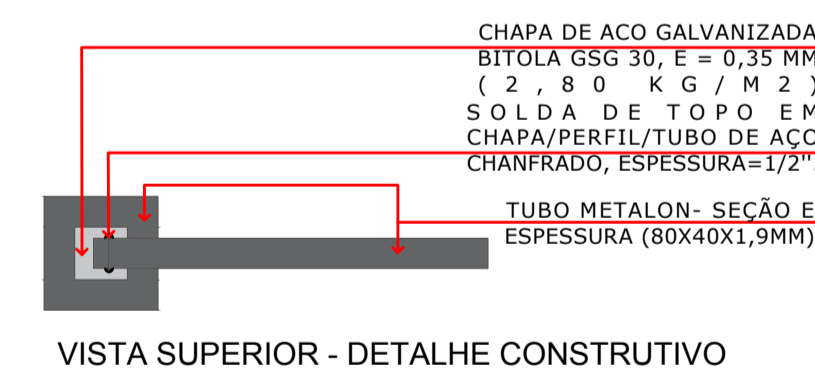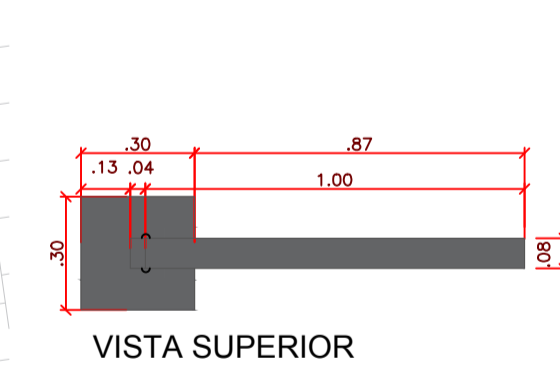

DETALHE PLACA SEM ESCALA

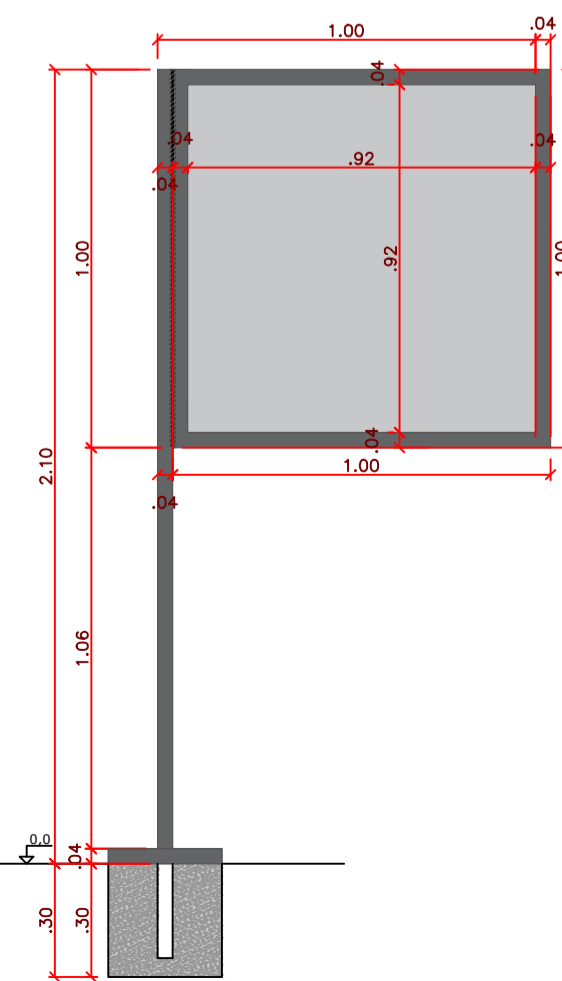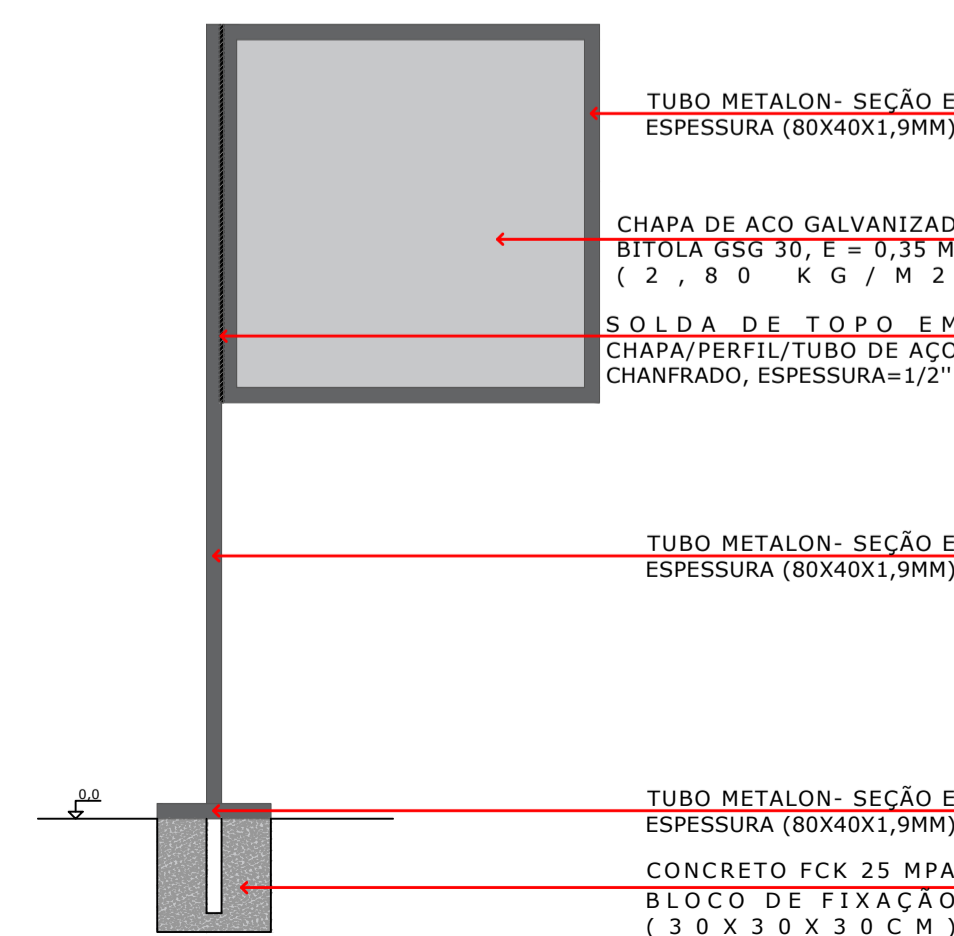

LEGENDA VEGETAÇÃO

Ítem	Tipo	Quantidade
	ÁRVORE EXISTENTE	08 UNID
	ÁRVORE	01 UNID

LEGENDA DE PISO

Ítem	Tipo	Quantidade
	GRANILITE COR - Cinza Claro	30,06 m <sup>2</sup>
	MEIO-FIO - PRE- MOLDADO NOVO	-

LEGENDA DE EQUIPAMENTO

Ítem	Tipo	Quantidade
	POSTE 4 PÉTALAS H1 = 9 metros	01 UNID
	LIXEIRA	01 UNID
	POSTE EXISTENTE	01 UNID
	LIXEIRA COLETORA	01 UNID
	PISO TÁTIL - ALERTA E DIRECIONAL (0,25X0,25)	123 UNID
	RAMPA DE ACESSIBILIDADE	04 UNID

PROPRIETÁRIO:

ENGENHEIRO:




ARQUITETÔNICO - PRAÇA 07

PROJETO: MODERNIZAÇÃO E CONSTRUÇÃO DE PRAÇAS  
 CONTRATO: CT Nº 1079312-10  
 ENDEREÇO: RUA SEBASTIÃO DA SILVA - PRAÇA JACIELY FERREIRA DE SOUSA  
 PROPRIETÁRIO: PREFEITURA MUNICIPAL DE AGUIAR - PB

RESPONSÁVEL	RUBRICA	DATA:	REVISÃO:
DESENHO		2022	-
CÓPIA VISTO			
PRANCHA	DESENHO:	ESCALA:	
01/02	INDICADOS	INDICADOS	



VISTA 01  
ESCALA 1:75

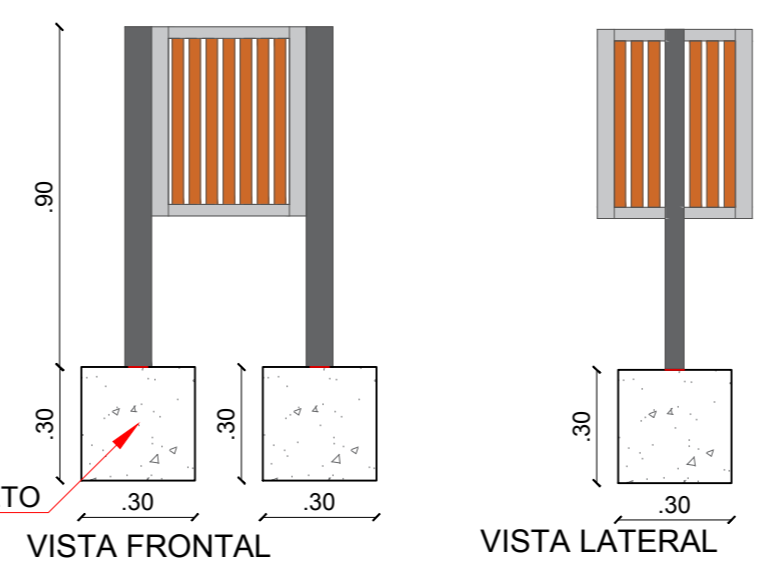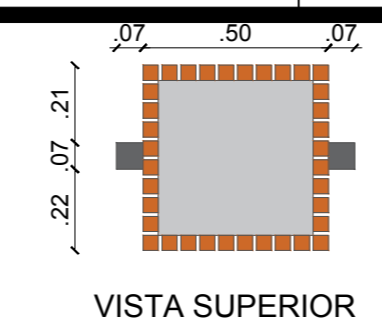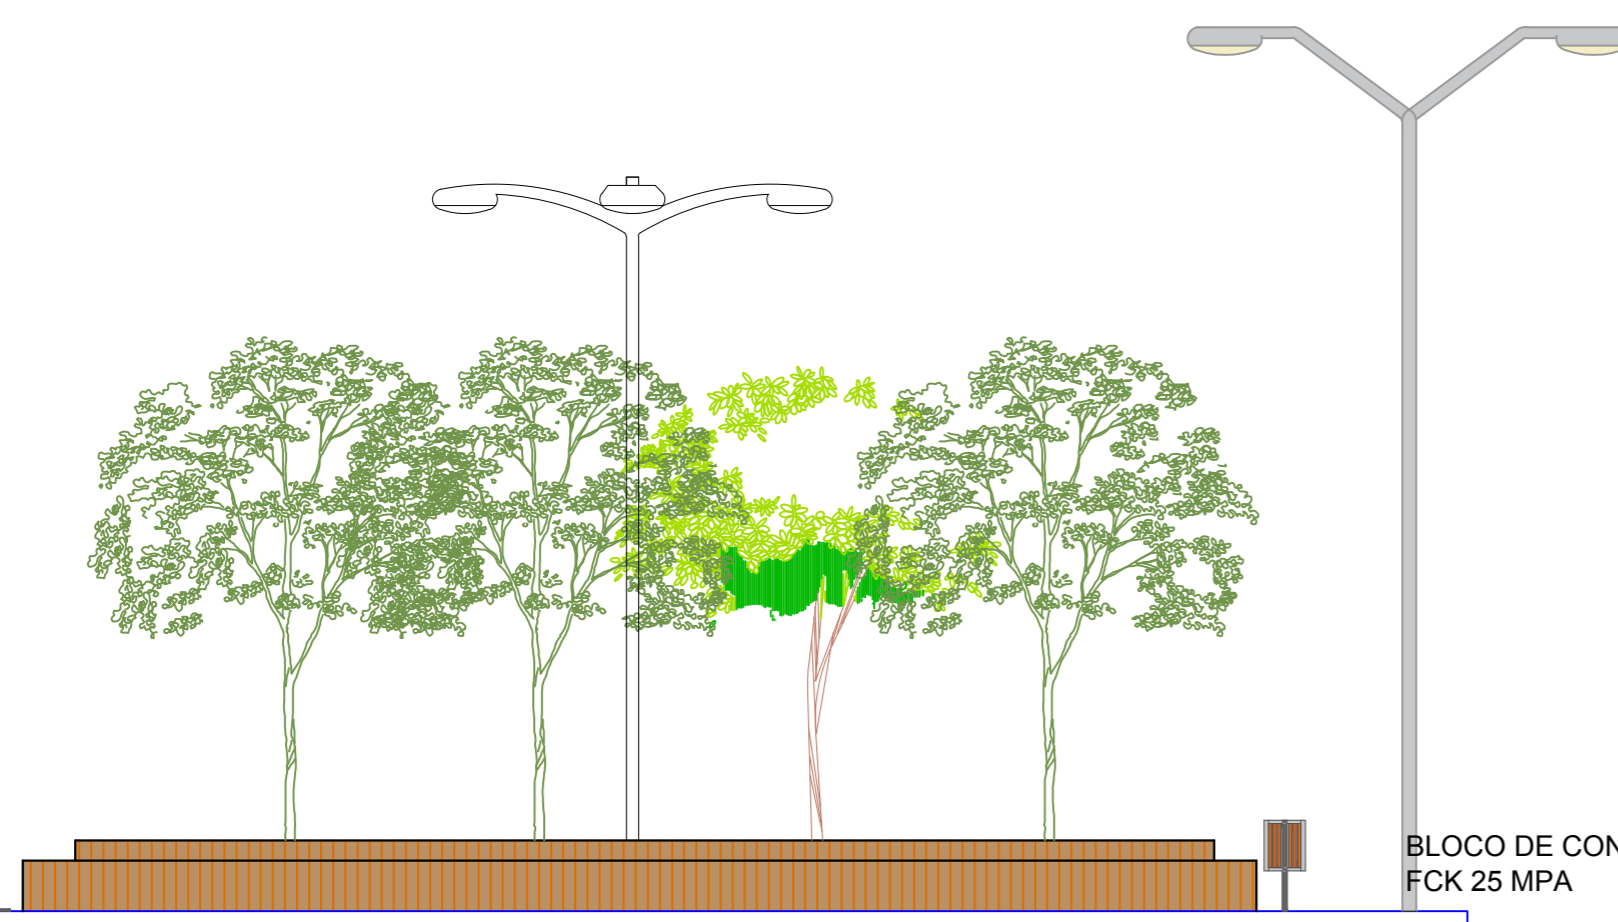

### DETALHE LIXEIRAS SEM ESCALA


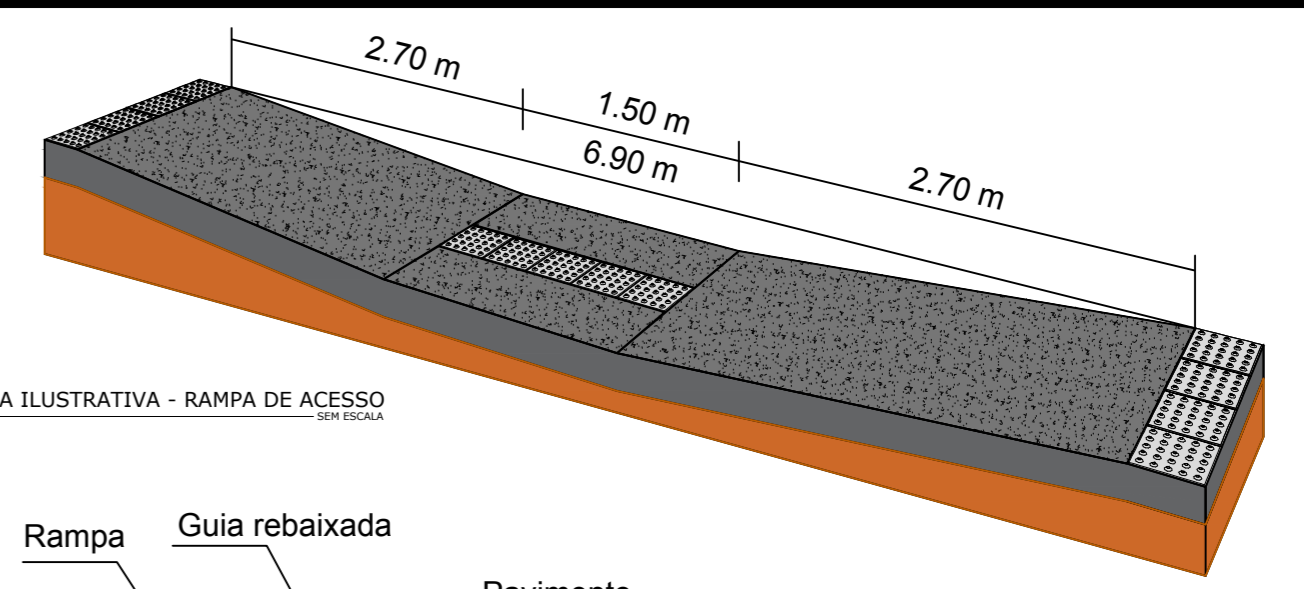




FIGURA ILUSTRATIVA - RAMPA DE ACESSO SEM ESCALA

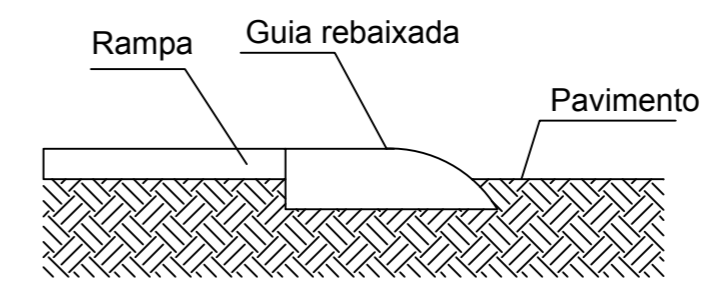


As rampas deverão ser executadas com o mesmo material da calçada!

DETALHE DO ACESSO À RAMPA ESCALA SEM ESCALA


Piso Alerta - 0,25 x 0,25m  
Indicação: obstáculo, mudança de rota, rampa, etc.

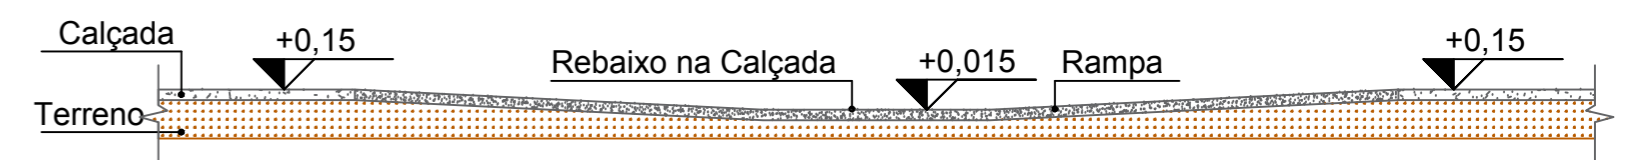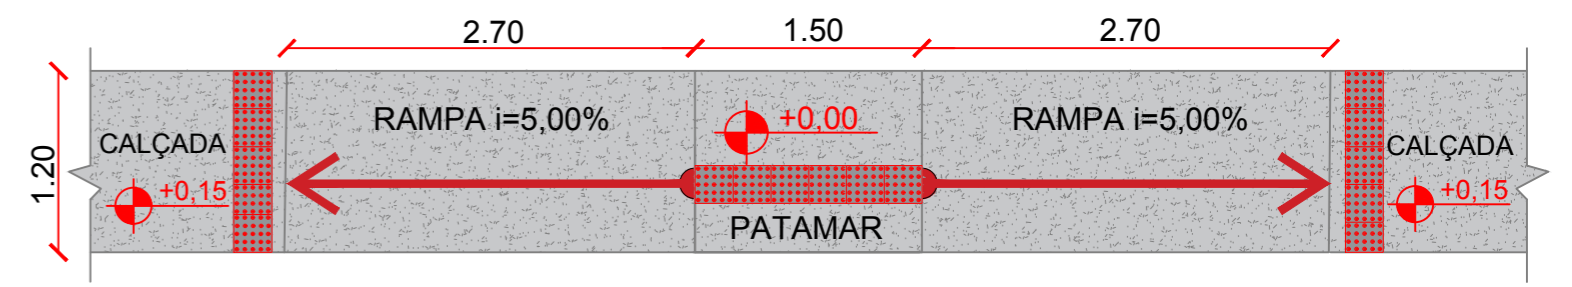

DETALHE DA RAMPA DE ACESSIBILIDADE

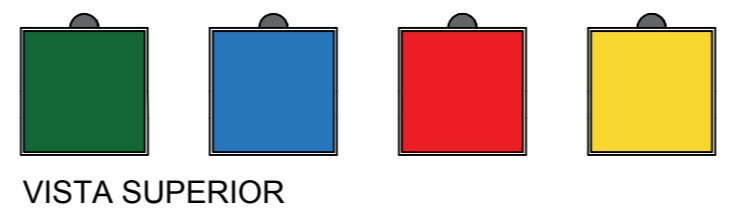


### DETALHE LIXEIRAS SEM ESCALA

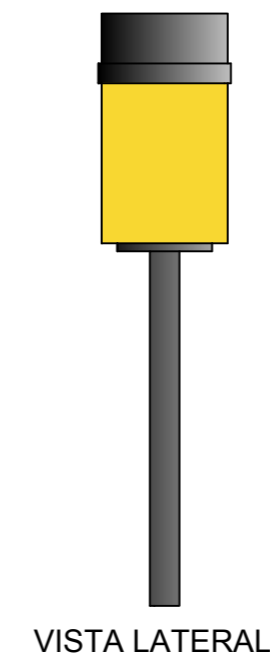

PROPRIETÁRIO: \_\_\_\_\_  
ENGENHEIRO: \_\_\_\_\_

CORTE AA  
ESCALA 1:75

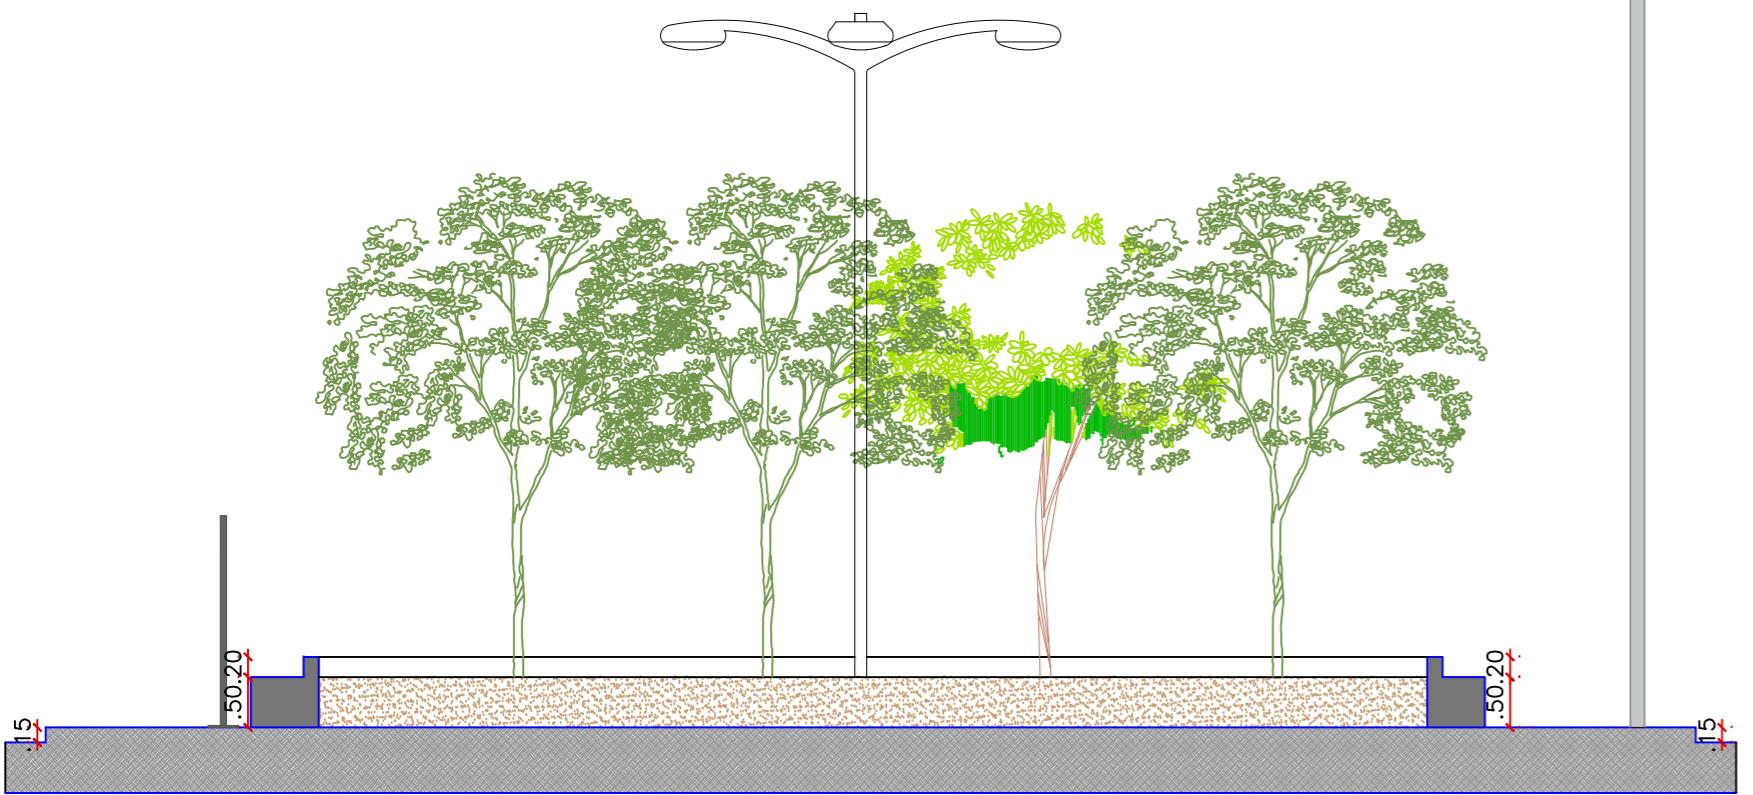


## ARQUITETÔNICO - PRAÇA 05

**PROJETO:** MODERNIZAÇÃO E CONSTRUÇÃO DE PRAÇAS  
**CONTRATO:** CT Nº 1079312-10  
**ENDEREÇO:** RUA FRANCISCO DEMETRIOS - ACADEMIA DE SAÚDE  
**PROPRIETÁRIO:** PREFEITURA MUNICIPAL DE AGUIAR - PB

	RESPONSÁVEL	RUBRICA	DATA:	REVISÃO:
DESENHO			2022	-
CÓPIA				
VISTO				
PRANCHA	DESENHO:	ESCALA:		
02/02	INDICADOS	INDICADOS		

ENGENHARIA E ARQUITETURA  
FONE: (81) 3512-7838 JOÃO PESSOA-PB  
(81) 3423-7838 PATOS-PB

# RUA SEBASTIÃO DA SILVA

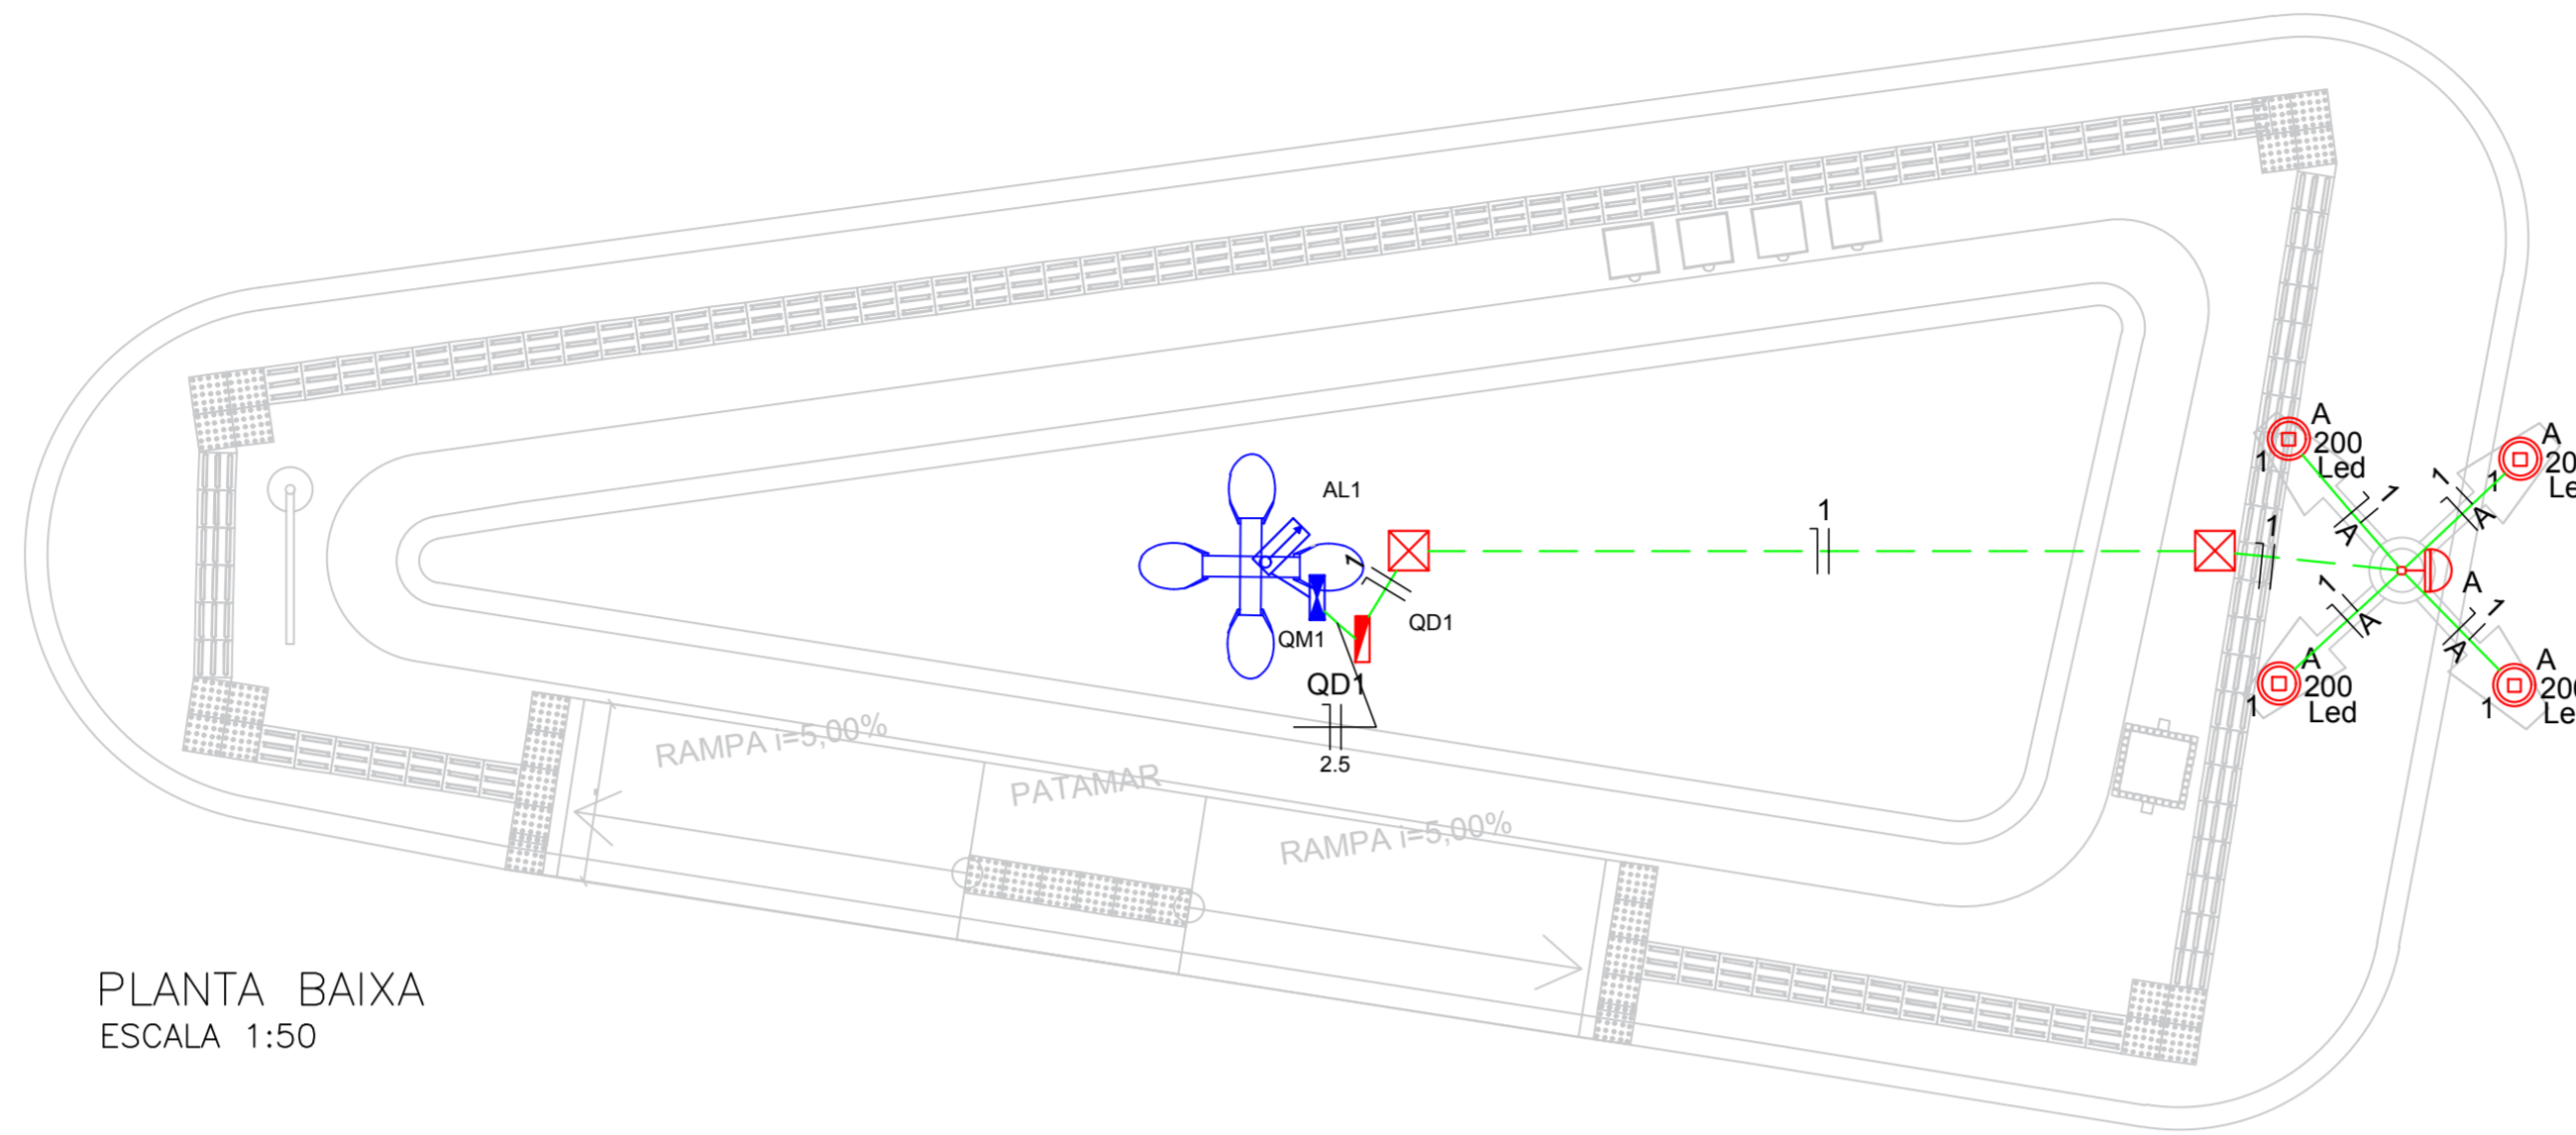

PLANTA BAIXA  
ESCALA 1:50

### Quadro de Demanda (AL1)


Tipo de carga	Potência instalada (kVA)	Fator de demanda (%)	Demanda (kVA)
Iluminação e TUG's (Casas e Apartamentos)	0.80	88	0.70
<b>TOTAL</b>			<b>0.70</b>

### Quadro de Cargas (QD1)


Circuito	Descrição	Esquema	Método de inst.	V (V)	Iluminação (W)	Pot. total. (VA)	Pot. total. (W)	Fases	Pot. - R (W)	Pot. - S (W)	Pot. - T (W)	FCT	FCA	In' (A)	Seção (mm2)	Ic (A)	Disj (A)	dV parc (%)	dV total (%)	Status
1	Iluminação 01	F+N	B1	220 V	4	800	800	R	800	800	0	1.00	1.00	3.6	1.5	17.5	10.0	0.77	0.88	Ok
<b>TOTAL</b>					<b>4</b>	<b>800</b>	<b>800</b>	<b>R</b>	<b>800</b>	<b>800</b>	<b>0</b>	<b>1.00</b>	<b>1.00</b>	<b>3.6</b>	<b>1.5</b>	<b>17.5</b>	<b>10.0</b>			<b>Ok</b>

### Quadro de Cargas (QM1)


Circuito	Descrição	Esquema	Método de inst.	V (V)	Pot. total. (VA)	Pot. total. (W)	Fases	Pot. - R (W)	Pot. - S (W)	Pot. - T (W)	FCT	FCA	In' (A)	Seção (mm2)	Ic (A)	Disj (A)	dV parc (%)	dV total (%)	Status
QD1		F+N	B1	220 V	800	800	R	800	800	0	1.00	1.00	3.2	2.5	31.0	10.0		0.12	Ok
<b>TOTAL</b>					<b>800</b>	<b>800</b>	<b>R</b>	<b>800</b>	<b>800</b>	<b>0</b>	<b>1.00</b>	<b>1.00</b>	<b>3.2</b>	<b>2.5</b>	<b>31.0</b>	<b>10.0</b>			<b>Ok</b>

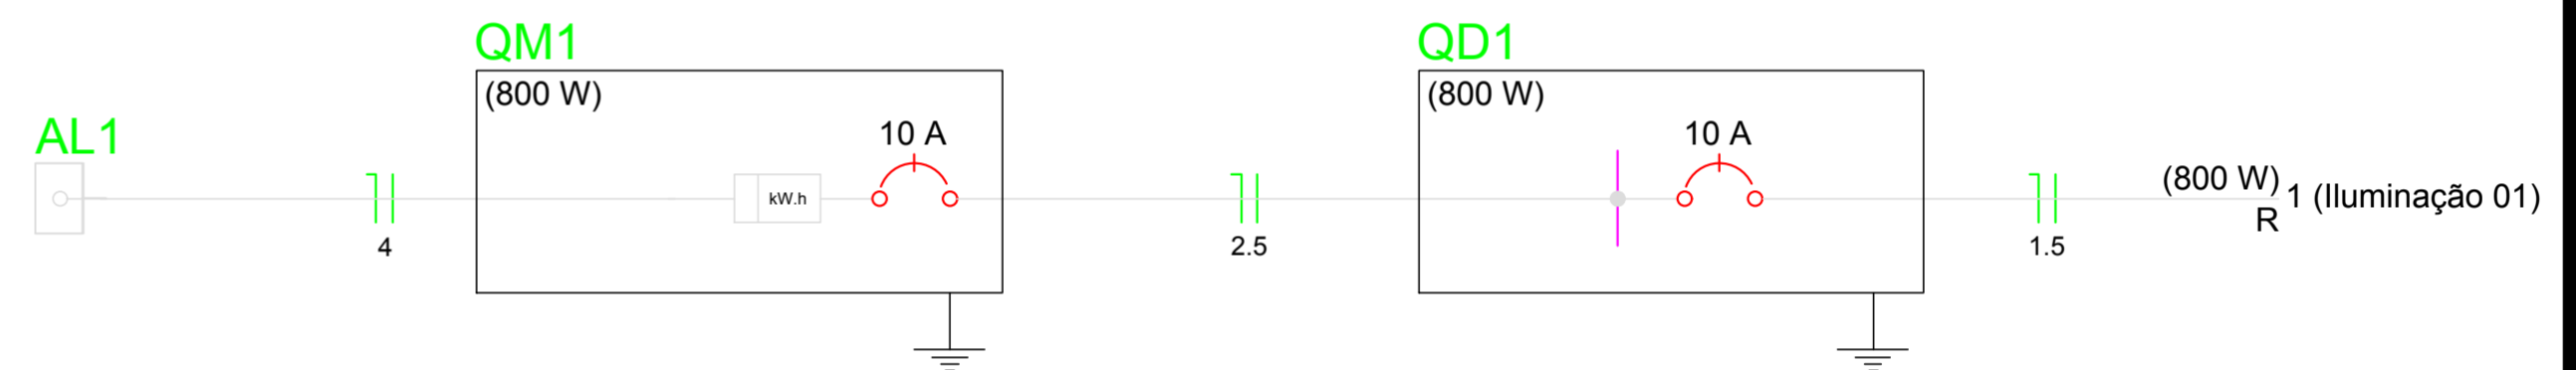

### QM1

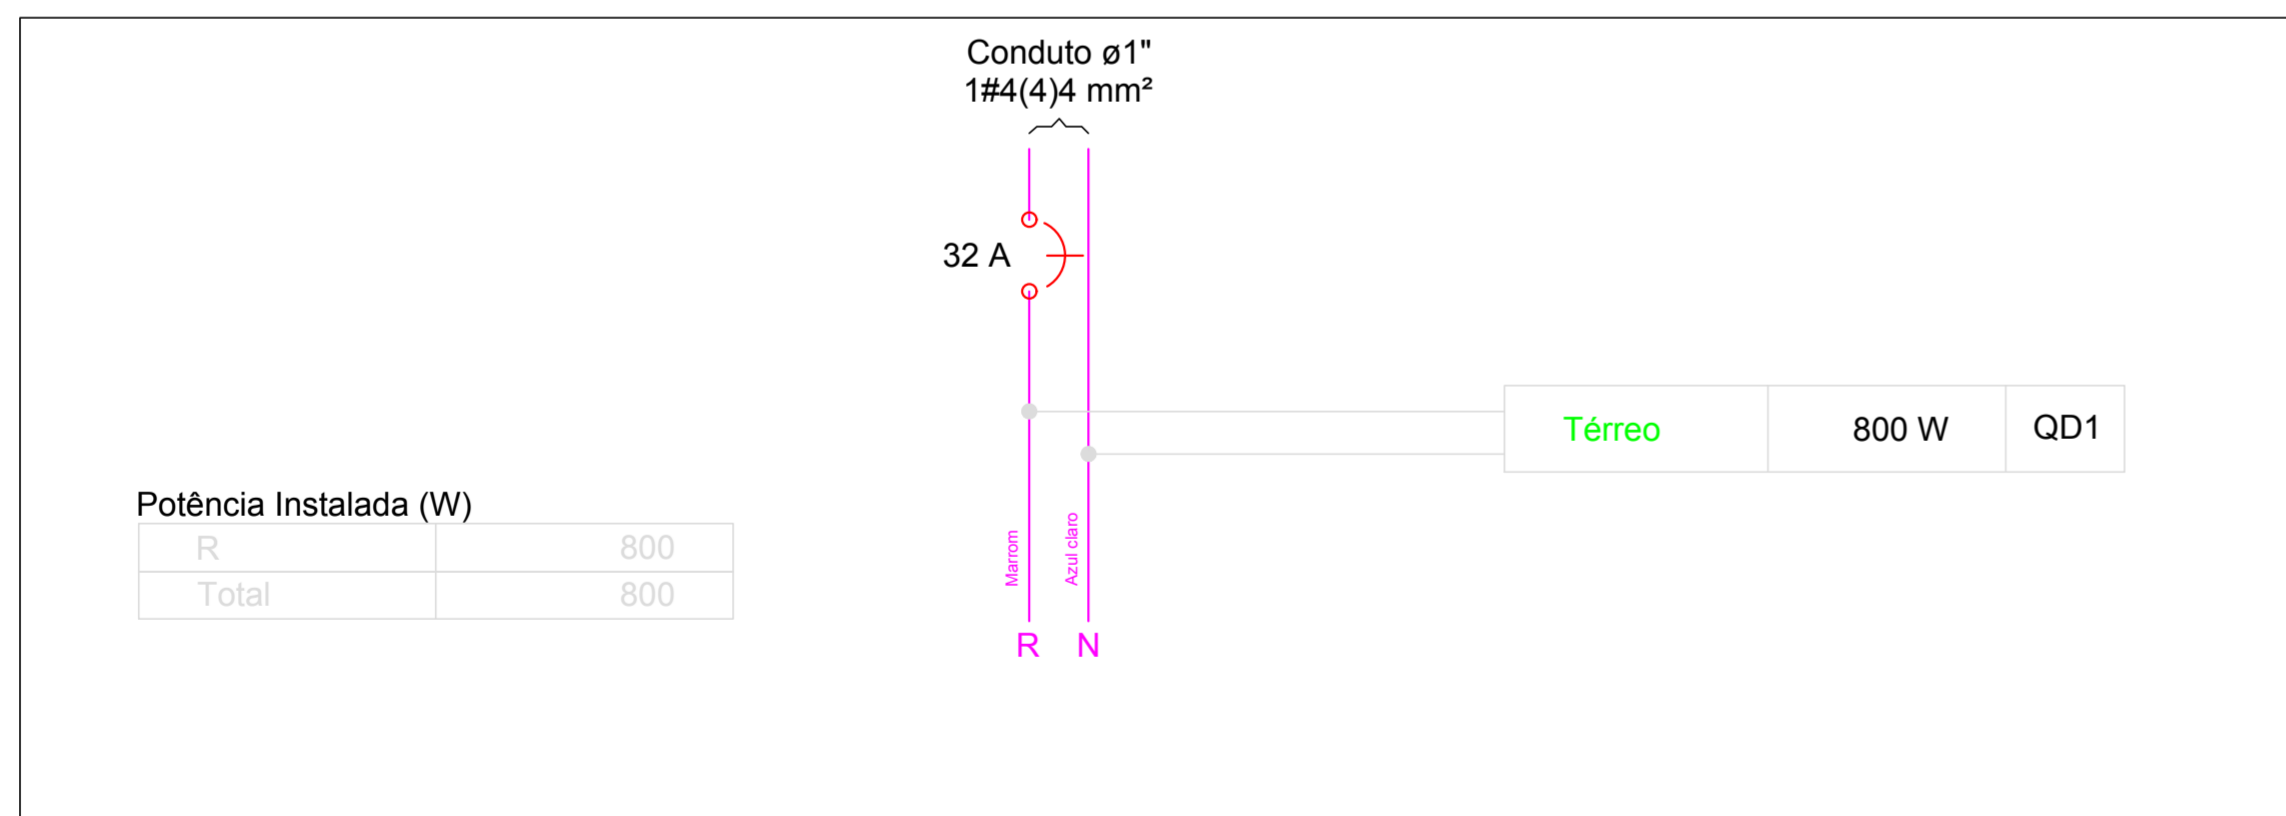

### QD1

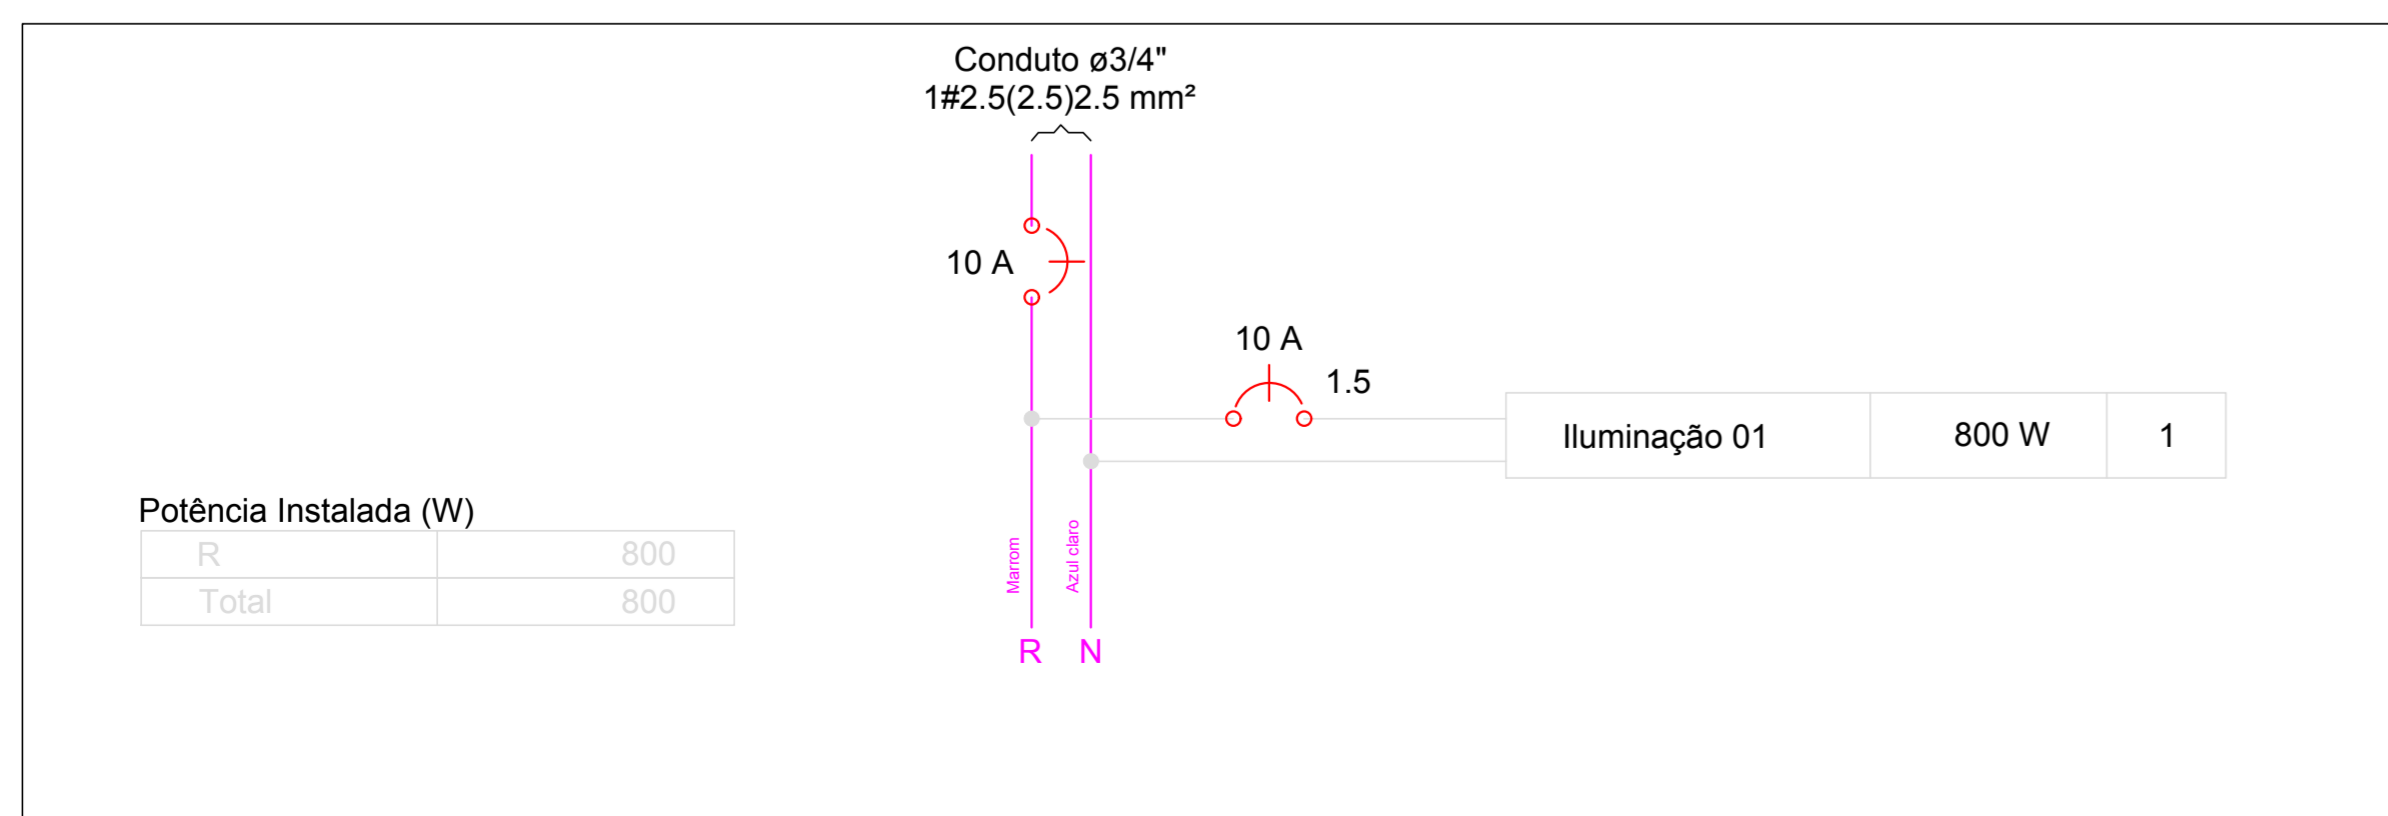

### Lista de Materiais

<b>Acessórios p/ eletrodutos</b>	
Caixa PVC 4x2"	1 pç
Luva PVC rosca 1"	2 pç
3/4"	4 pç
<b>Acessórios uso geral</b>	
Arruela de pressão galvan. 1/4"	4 pç
Bucha de nylon S4	20 pç
S6	12 pç
Parafuso fenda galvan. cab. panela 2,9x25mm autoatarrachante	20 pç
4,2x32mm autoatarrachante	8 pç
4,8x45mm autoatarrachante	4 pç
<b>Cabo Unipolar (cobre)</b>	
Isol. HEPR - ench. EVA - 0,6/1kV 2.5 mm²	0.90 m
4 mm²	16.40 m
Isol. PVC - 450/750V 1.5 mm²	46.20 m
<b>Caixa de passagem - embutir</b>	
Aço pintada 400x400x150 mm	2 pç
<b>Dispositivo Elétrico - embutido</b>	
Placa 2x4"	
Placa c/ furo	1 pç
<b>Dispositivo de Comando</b>	
Relé fotoelétrico 220V - 1000W c/ fotocélula	1 pç
<b>Dispositivo de Proteção</b>	
Disjuntor Unipolar Termomagnético - norma DIN 10 A	1 pç
32 A	1 pç
<b>Eletroduto PVC rosca</b>	
Braçadeira galvan. tipo cunha 1"	8 pç
3/4"	20 pç
Eletroduto, vara 3,0m 1"	8.20 m
3/4"	23.60 m
<b>Lâmpada LED</b>	
Poste/Refletora LED 200W	4 pç
<b>Quadro de medição</b>	
Unidade consumidora individual - sobrepor	
Caixa p/ 1 medidor monofásico	1 pç
<b>Quadro distrib. plástico - sobrepor</b>	
Barr. monof., - DIN	
Cap. 8 disj. unip. - In Pente 63A	1 pç

### Legenda

	Caixa de medição sobrepor a 1,50m do piso
	Caixa de passagem de embutir no piso
	Lâmpada LED 200 W
	Quadro de distribuição - sobrepor a 1,50m do piso
	Relé fotoelétrico a 3,00m do piso

ELEMENTOS EM AZUL, SÃO ELEMENTOS QUE JA EXISTEM NO LOCAL.

PROPRIETÁRIO:

ENGENHEIRO:

## PROJETO ELÉTRICO - PRAÇA 07

PROJETO: MODERNIZAÇÃO E CONSTRUÇÃO DE PRAÇAS  
 CONTRATO: CT Nº 1079312-10  
 ENDEREÇO: RUA SEBASTIÃO DA SILVA  
 PROPRIETÁRIO: PREFEITURA MUNICIPAL DE AGUIAR - PB

	RESPONSÁVEL	RUBRICA	DATA:	REVISÃO:
DESENHO			2022	
CÓPIA				
VISTO				
PRANCHA	DESENHO:	ESCALA:		
01/01	INDICADOS	INDICADOS		





**PLANTA DE SITUAÇÃO**  
ESCALA 1/150




**PLANTA DE LOCALIZAÇÃO**  
SEM ESCALA

- Meio Fio Existente
- Meio Fio Existente a demolir
- Pavimentação em Paralelepípedo Existente
- Terreno Natural Existente
- Piso em Concreto Existente A demolir
- Banco Existente
- Placa da Praça Existente
- Poste da Rede Elétrica Existente
- Poste de Iluminação Existente
- Árvore Existente

PROPRIETÁRIO:

ENGENHEIRO:

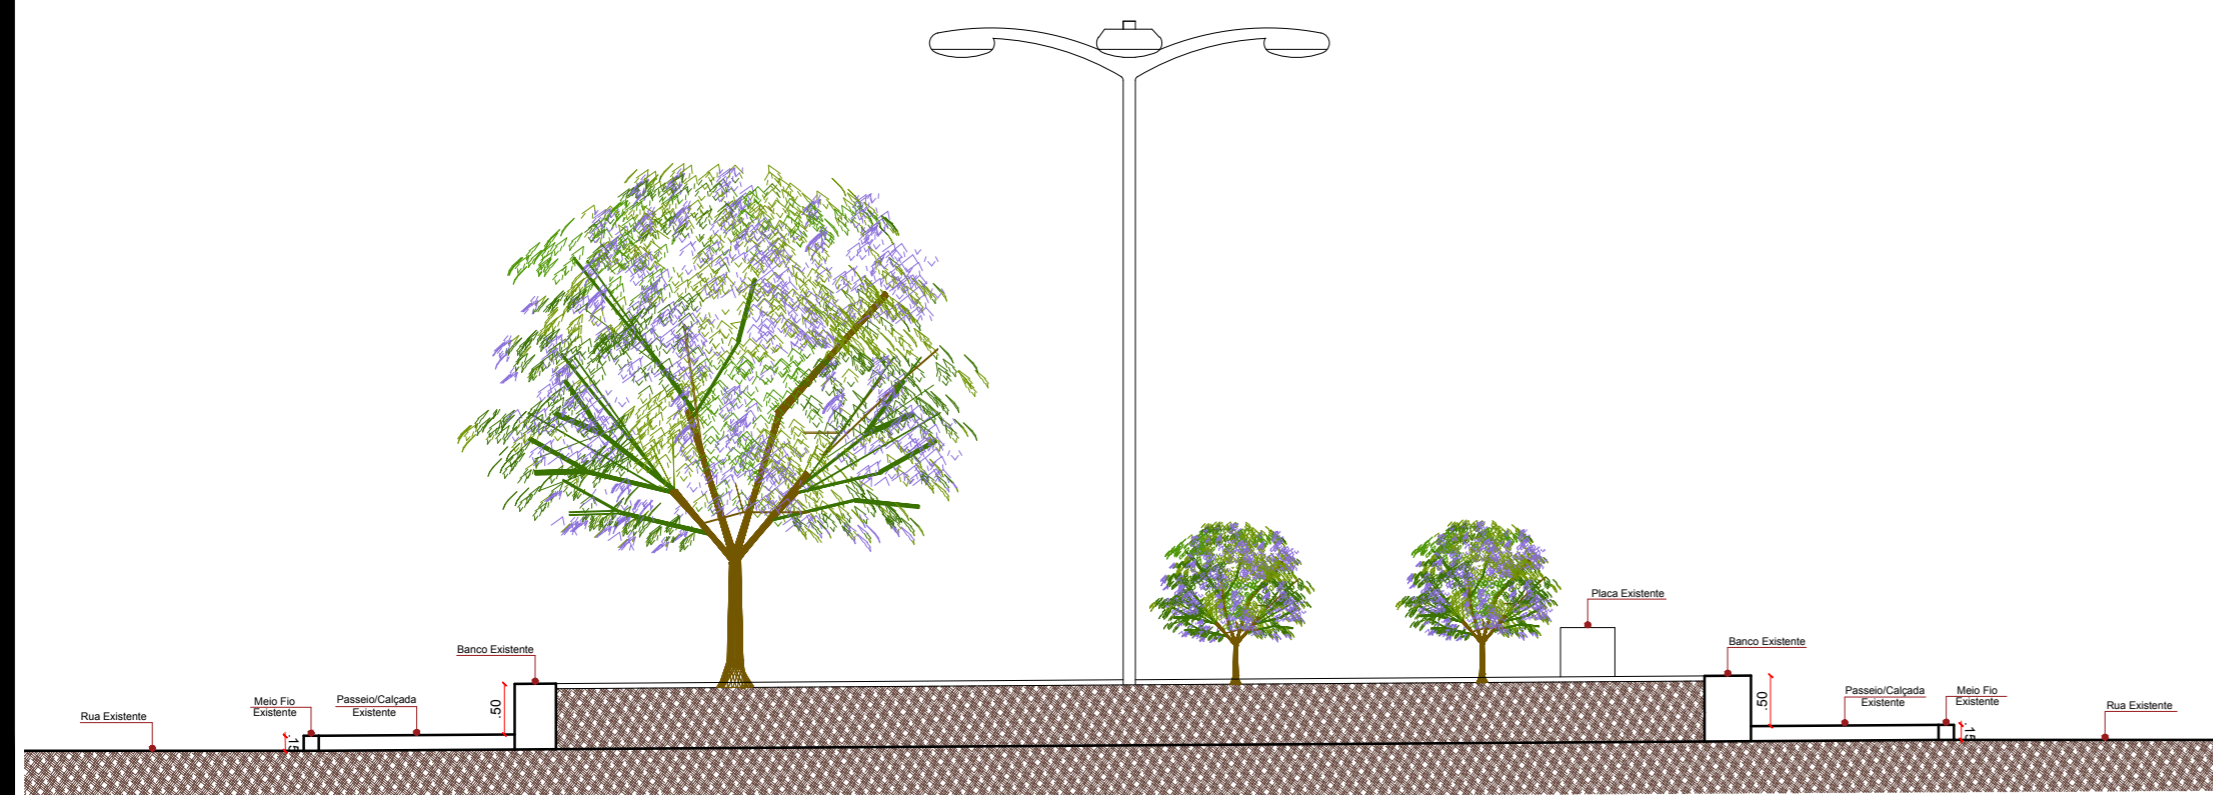

**CORTE AA**  
ESCALA 1/75


## TOPOGRAFIA - PRAÇA 07

**PROJETO:** MODERNIZAÇÃO E CONSTRUÇÃO DE PRAÇAS  
**CONTRATO:** CT Nº 1079312-10  
**ENDEREÇO:** RUA SEBASTIÃO DA SILVA - PRAÇA JACIELY FERREIRA DE SOUSA  
**PROPRIETÁRIO:** PREFEITURA MUNICIPAL DE AGUIAR - PB

	RESPONSÁVEL	RUBRICA	DATA:	REVISÃO:
DESENHO			2022	-
CÓPIA				
VISTO				
PRANCHA	DESENHO:	ESCALA:		
01/01	INDICADOS	INDICADOS		




RUA SEBASTIÃO DA SILVA

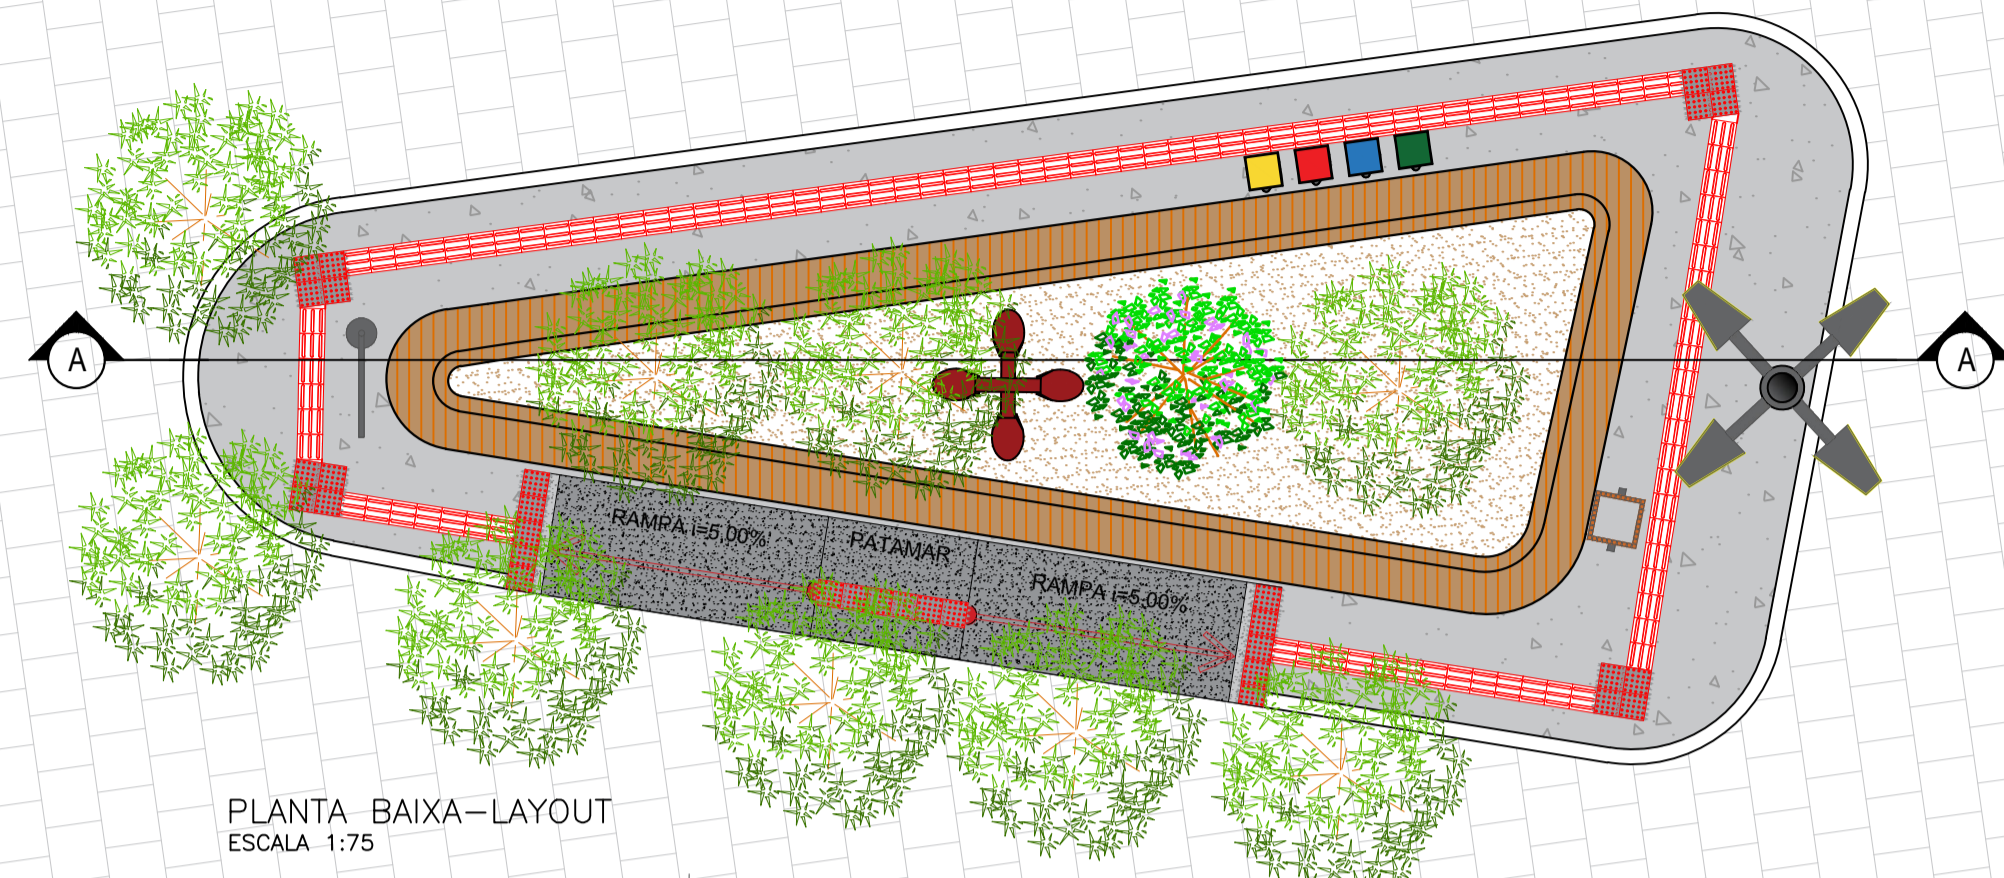


PLANTA BAIXA-LAYOUT  
ESCALA 1:75

RUA SEBASTIÃO DA SILVA

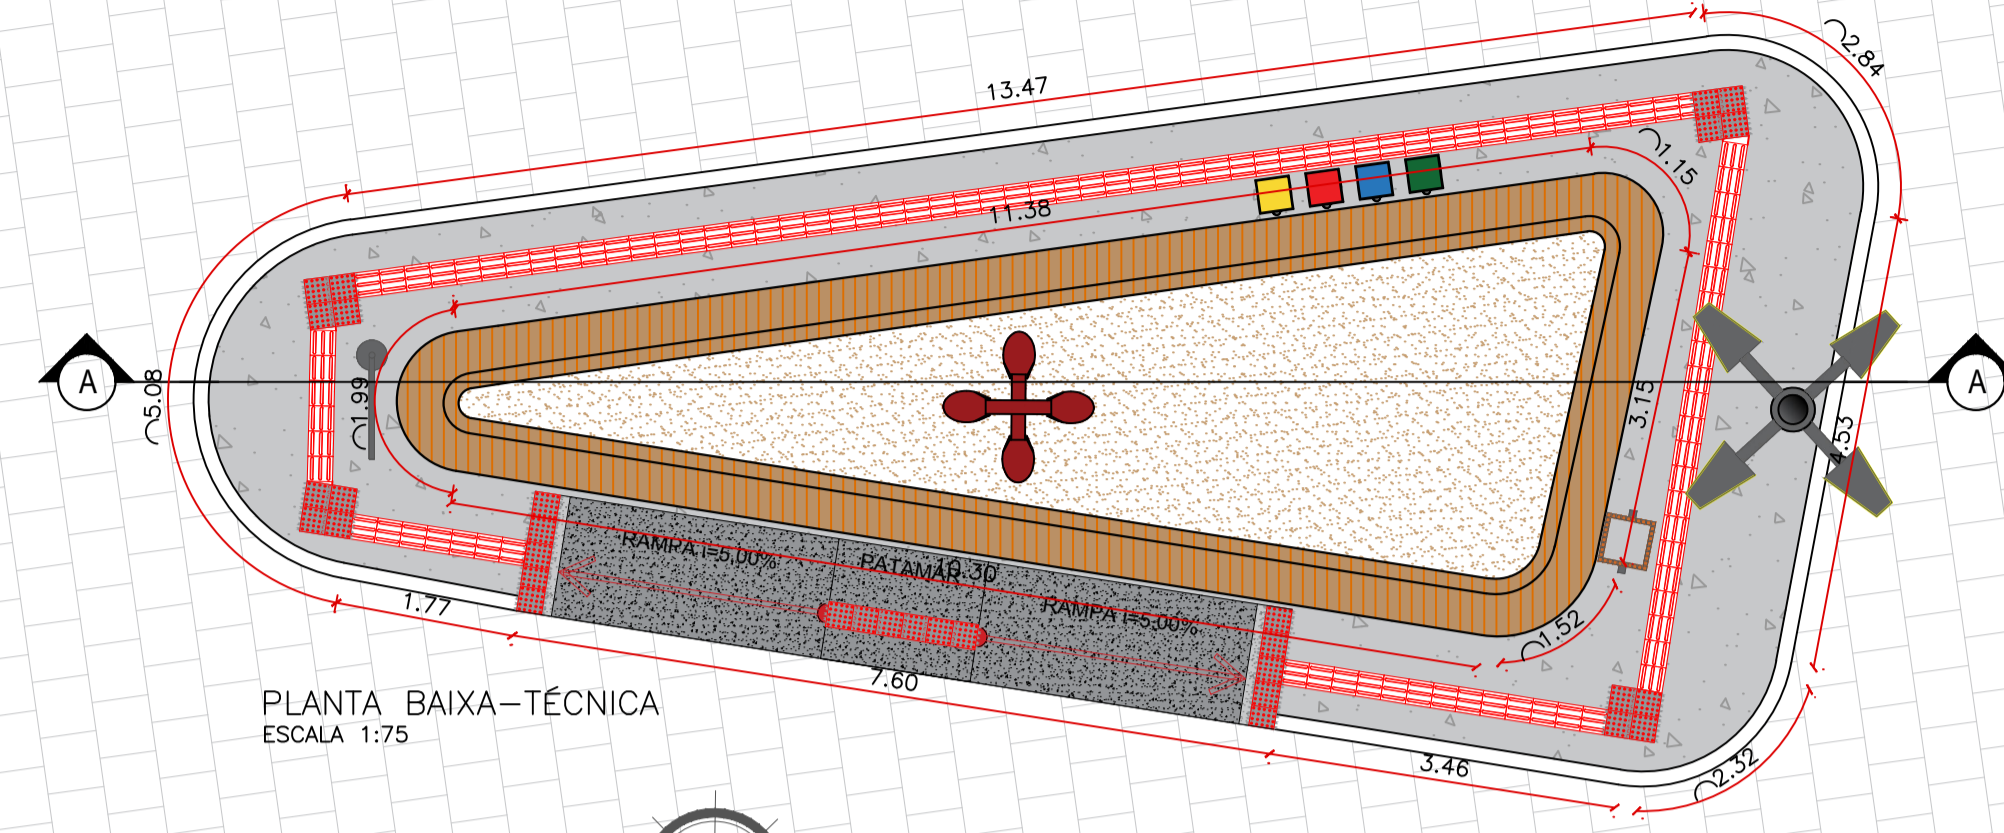

PLANTA BAIXA-TÉCNICA  
ESCALA 1:75





RUA SEBASTIÃO DA SILVA

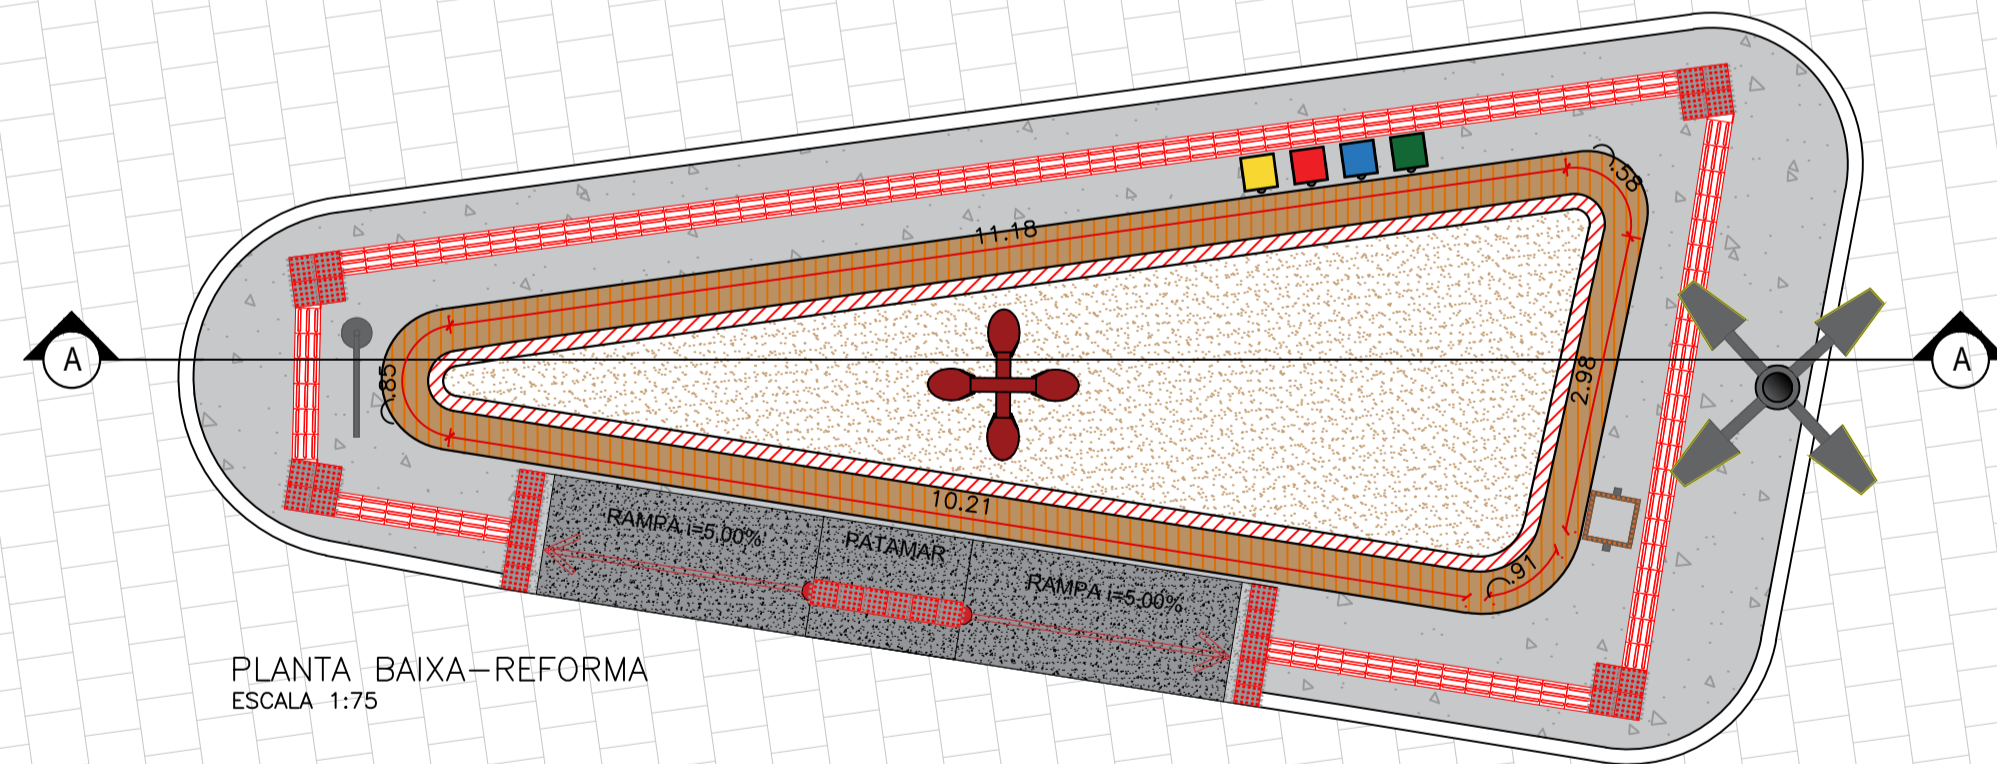



PLANTA BAIXA-REFORMA  
ESCALA 1:75

LEGENDA REFORMA

- PISO GRANILITE À CONSTRUIR
- A CONSTRUIR
- POSTE À CONSTRUIR
- POSTE EXISTENTE
- NOVO REVESTIMENTO CERÂMICO AMADEIRADO EM BANCOS DE CONCRETO EXISTENTE

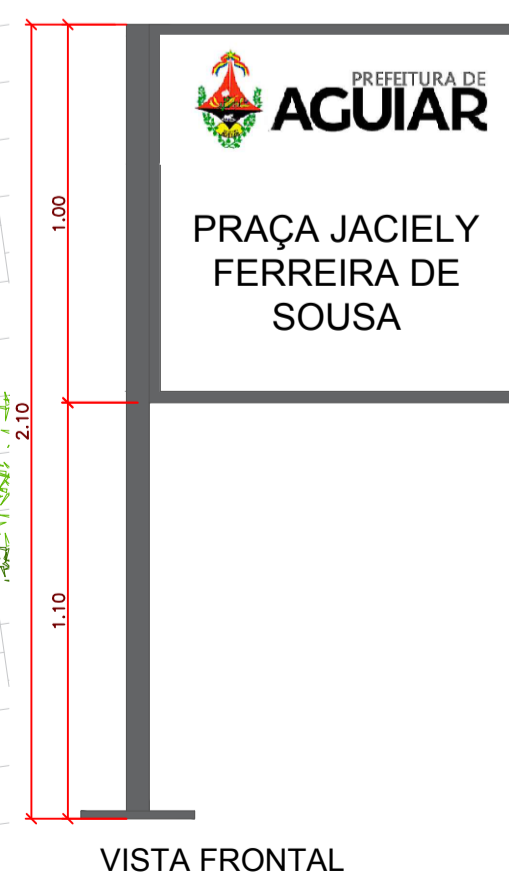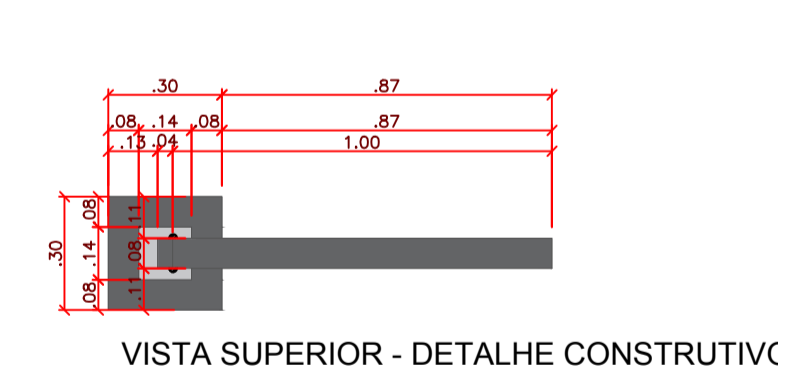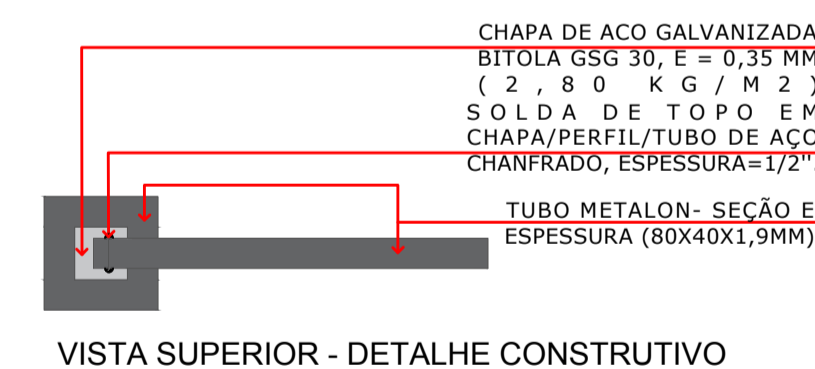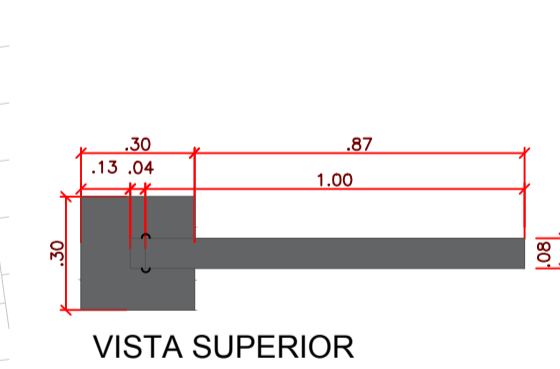

DETALHE PLACA SEM ESCALA

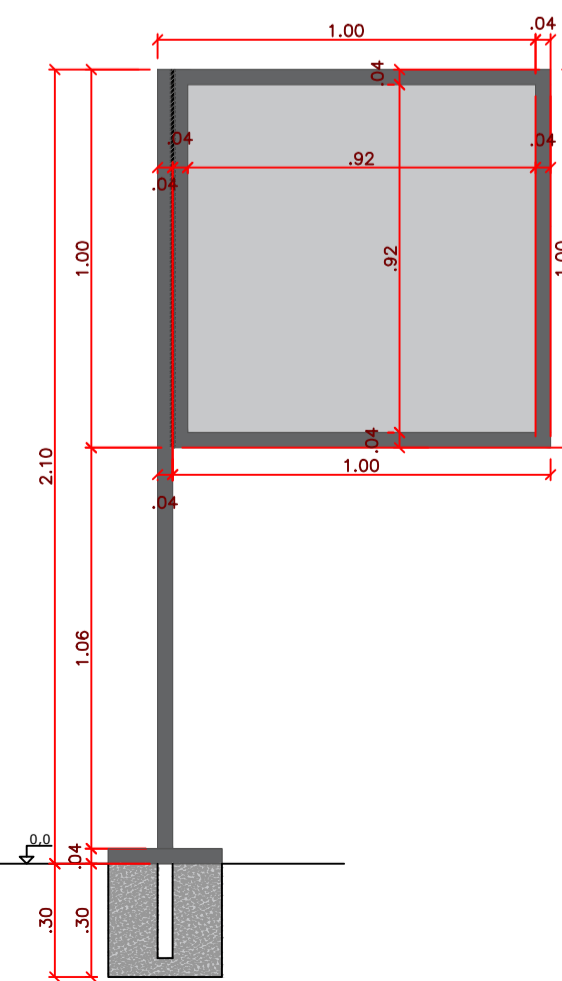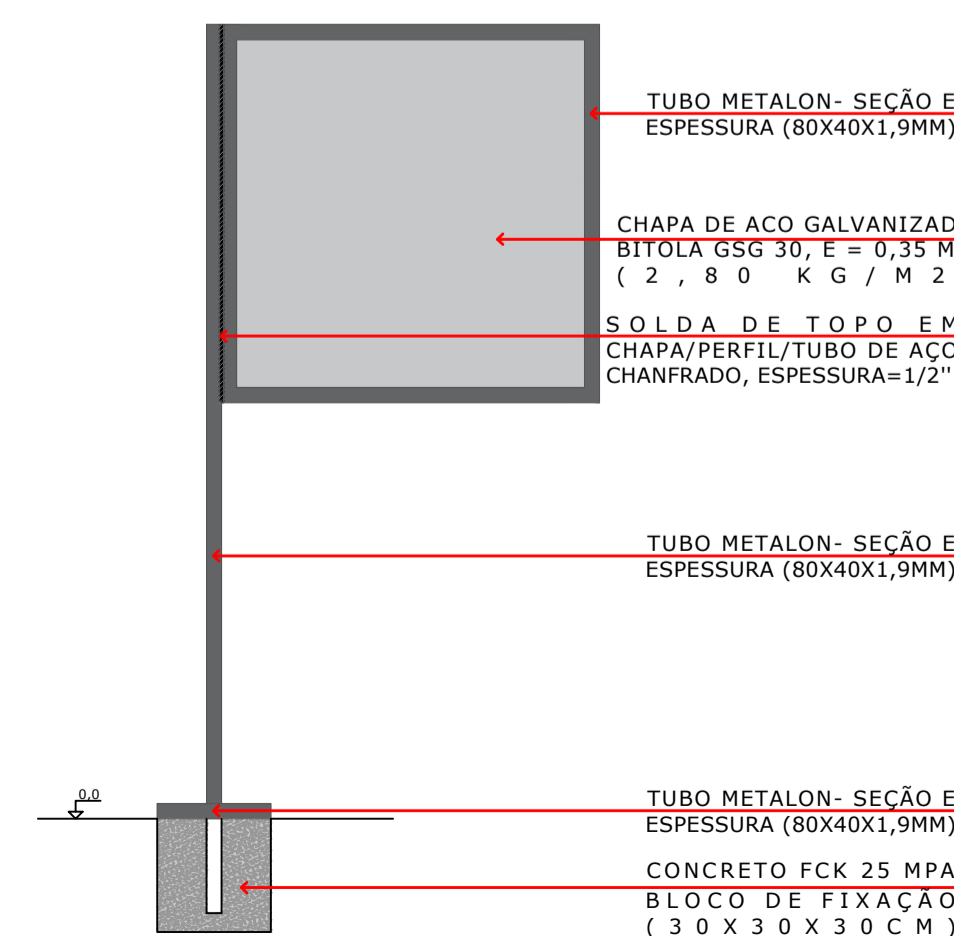

LEGENDA VEGETAÇÃO

Ítem	Tipo	Quantidade
	ÁRVORE EXISTENTE	08 UNID
	ÁRVORE	01 UNID

LEGENDA DE PISO

Ítem	Tipo	Quantidade
	GRANILITE COR - Cinza Claro	30,06 m <sup>2</sup>
	MEIO-FIO - PRE- MOLDADO NOVO	-

LEGENDA DE EQUIPAMENTO

Ítem	Tipo	Quantidade
	POSTE 4 PÉTALAS H1 = 9 metros	01 UNID
	LIXEIRA	01 UNID
	POSTE EXISTENTE	01 UNID
	LIXEIRA COLETORA	01 UNID
	PISO TÁTIL - ALERTA E DIRECIONAL (0,25X0,25)	123 UNID
	RAMPA DE ACESSIBILIDADE	04 UNID

PROPRIETÁRIO:

ENGENHEIRO:





ARQUITETÔNICO - PRAÇA 07

PROJETO: MODERNIZAÇÃO E CONSTRUÇÃO DE PRAÇAS  
 CONTRATO: CT Nº 1079312-10  
 ENDEREÇO: RUA SEBASTIÃO DA SILVA - PRAÇA JACIELY FERREIRA DE SOUSA  
 PROPRIETÁRIO: PREFEITURA MUNICIPAL DE AGUIAR - PB

RESPONSÁVEL	RUBRICA	DATA:	REVISÃO:
DESENHO		2022	-
CÓPIA VISTO			
PRANCHA	DESENHO:	ESCALA:	
01/02	INDICADOS	INDICADOS	



VISTA 01  
ESCALA 1:75

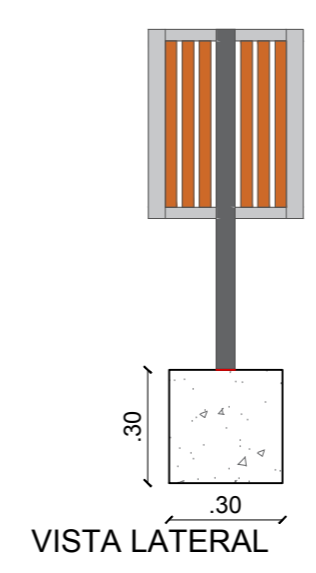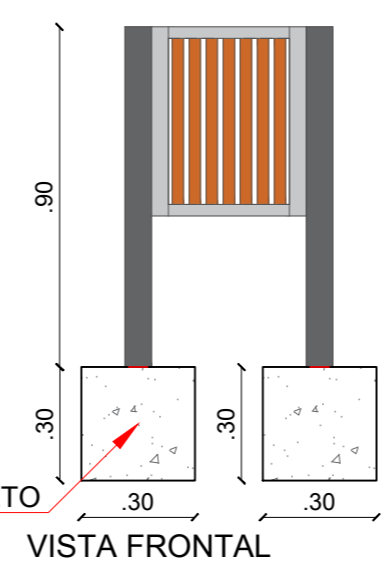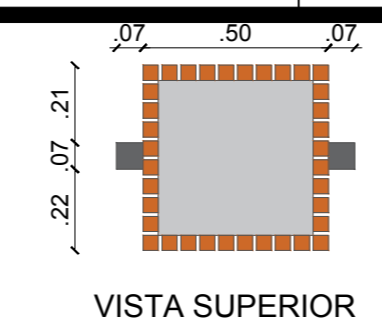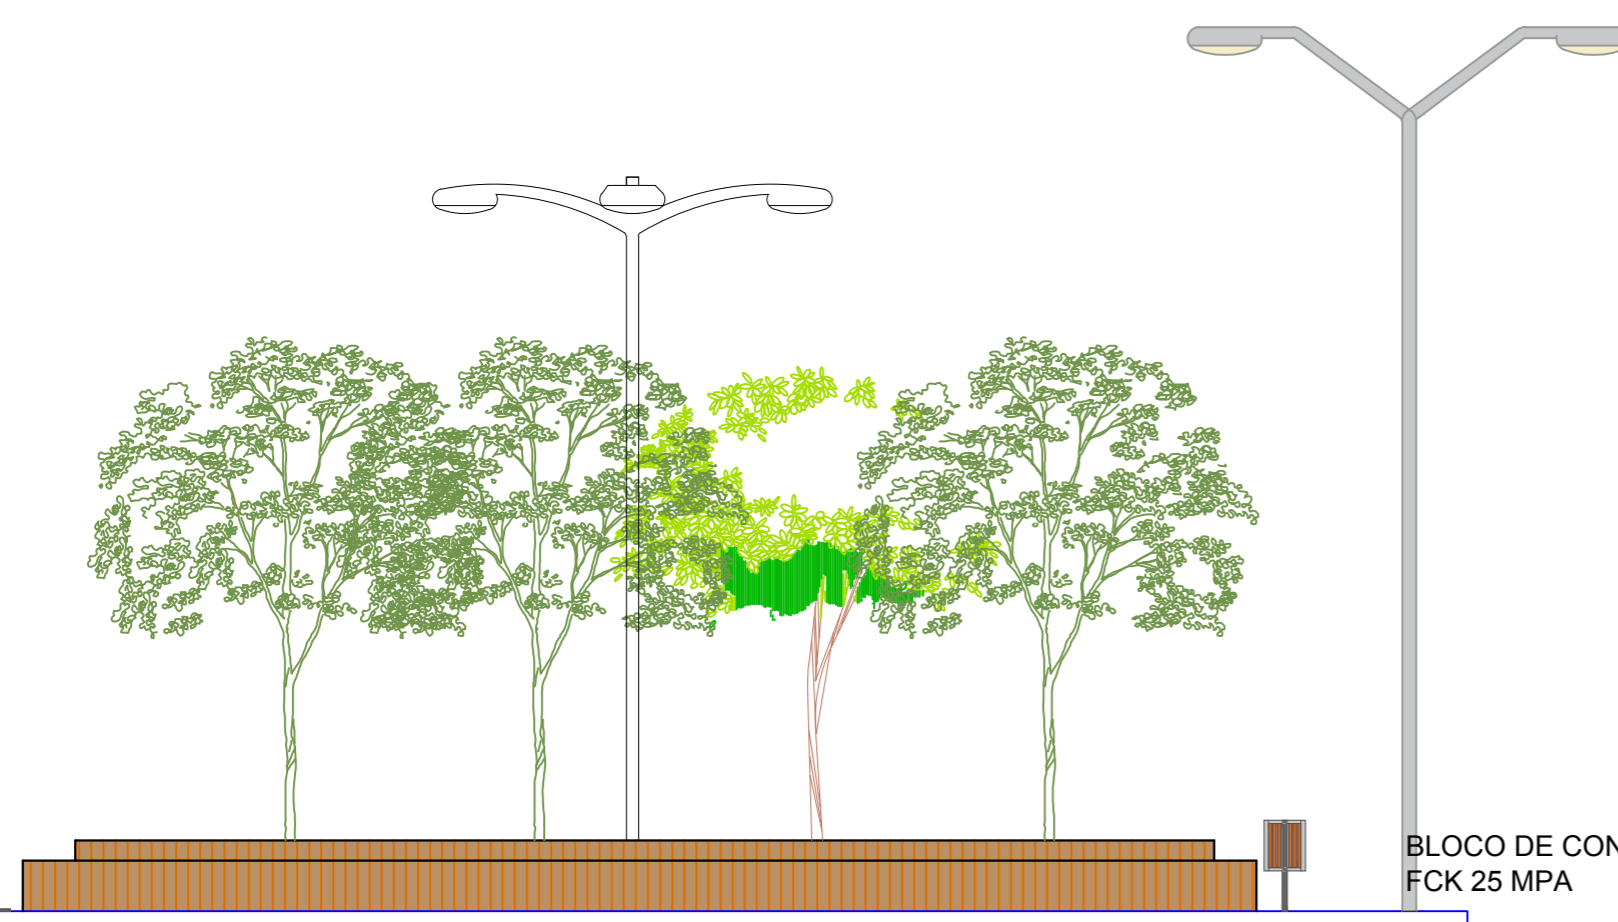

### DETALHE LIXEIRAS SEM ESCALA


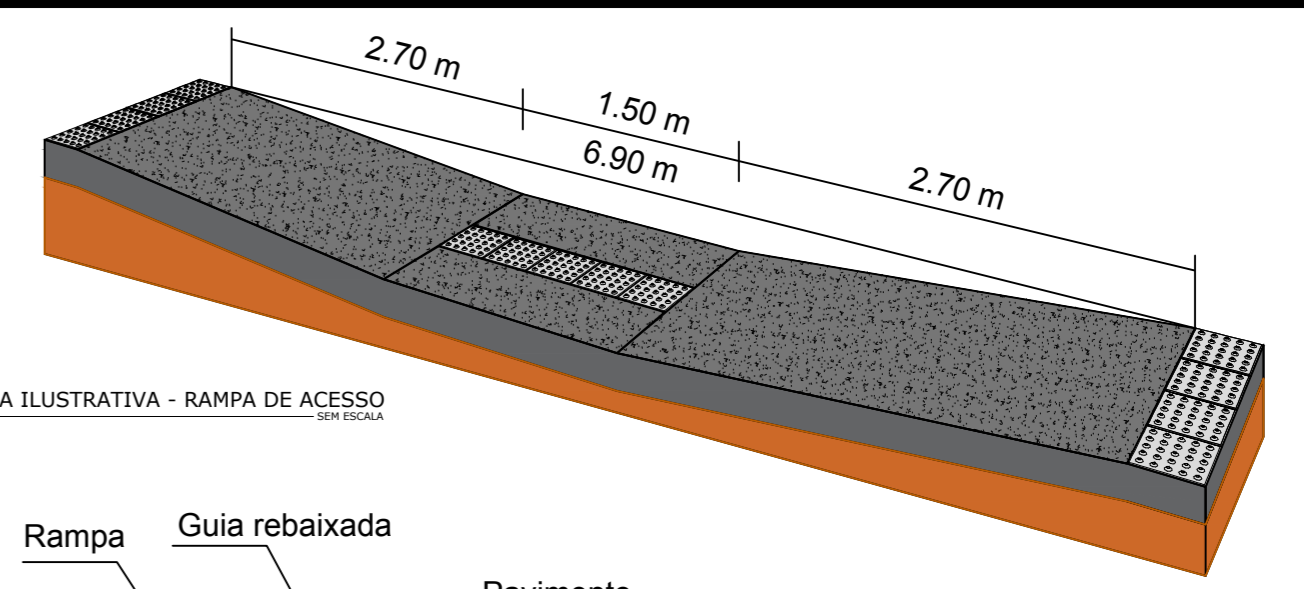




FIGURA ILUSTRATIVA - RAMPA DE ACESSO SEM ESCALA

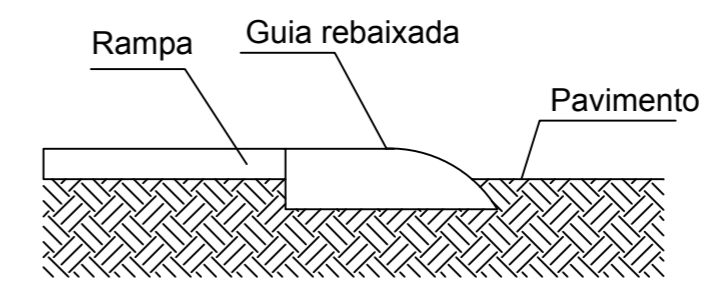


As rampas deverão ser executadas com o mesmo material da calçada!

DETALHE DO ACESSO À RAMPA ESCALA SEM ESCALA

Piso Alerta - 0,25 x 0,25m  
Indicação: obstáculo, mudança de rota, rampa, etc.

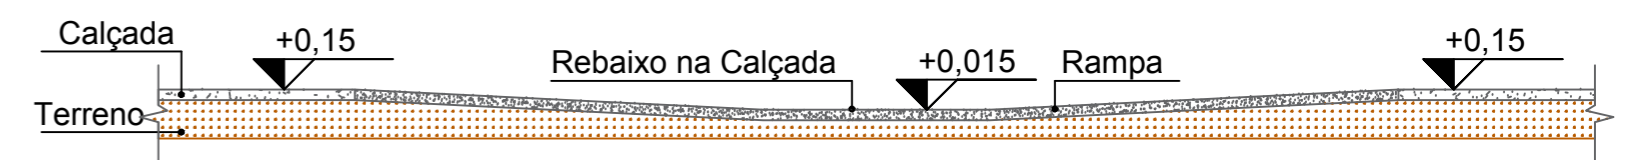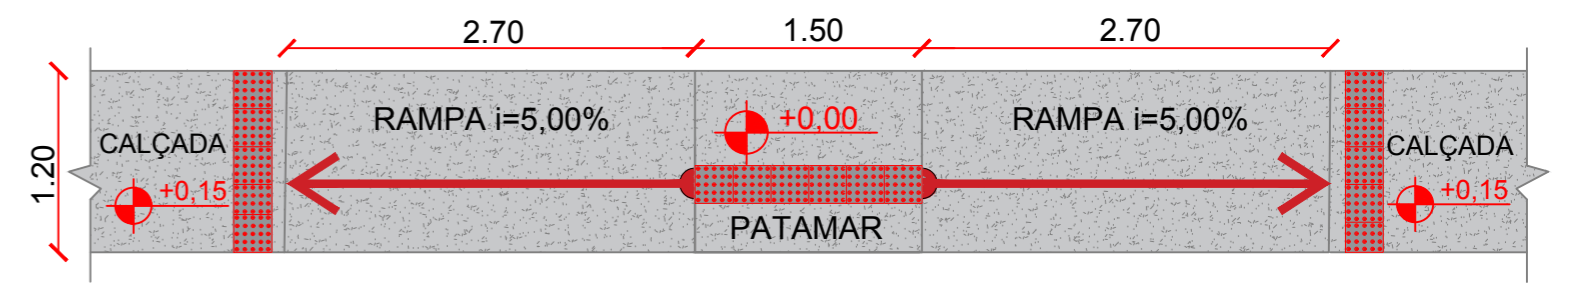

DETALHE DA RAMPA DE ACESSIBILIDADE

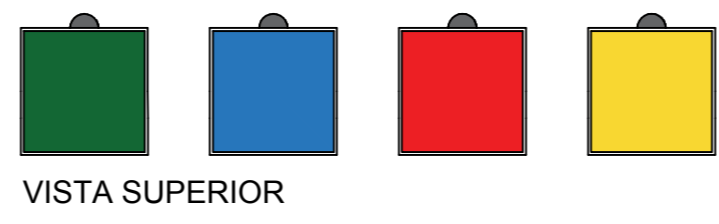


VISTA SUPERIOR




VISTA FRONTAL

### DETALHE LIXEIRAS SEM ESCALA

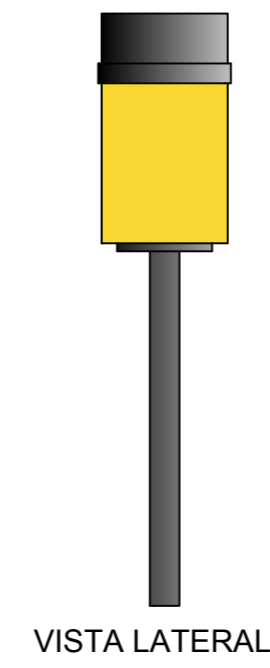

VISTA LATERAL

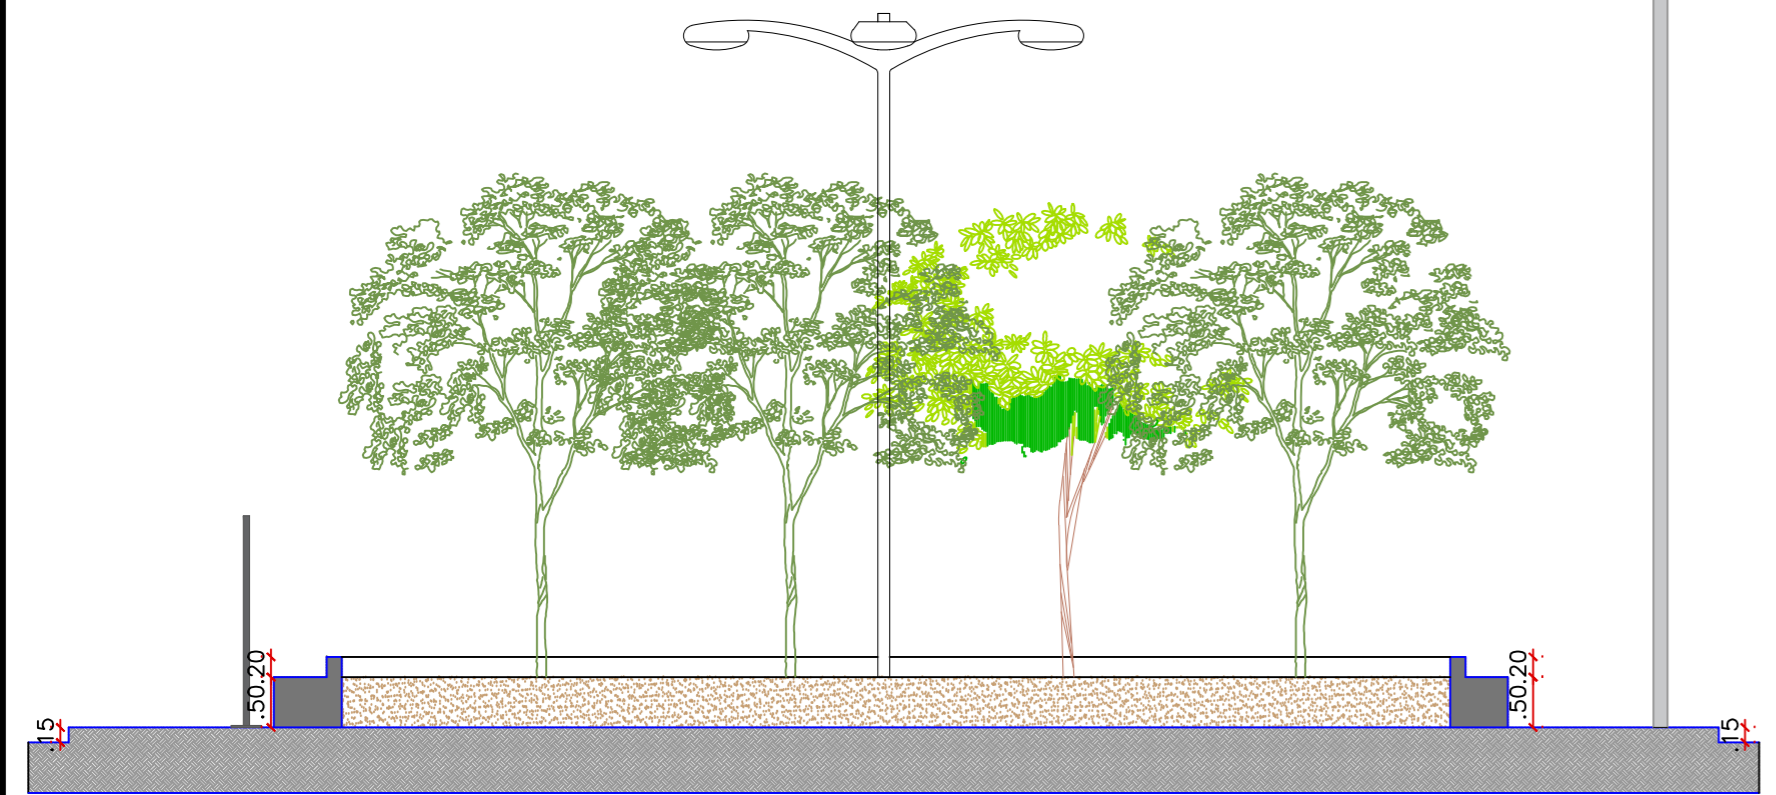

CORTE AA  
ESCALA 1:75

PROPRIETÁRIO: \_\_\_\_\_

ENGENHEIRO: \_\_\_\_\_


## ARQUITETÔNICO - PRAÇA 05

**PROJETO:** MODERNIZAÇÃO E CONSTRUÇÃO DE PRAÇAS  
**CONTRATO:** CT Nº 1079312-10  
**ENDEREÇO:** RUA FRANCISCO DEMETRIOS - ACADEMIA DE SAÚDE  
**PROPRIETÁRIO:** PREFEITURA MUNICIPAL DE AGUIAR - PB

	RESPONSÁVEL	RUBRICA	DATA:	REVISÃO:
DESENHO			2022	-
CÓPIA				
VISTO				
PRANCHA	DESENHO:	ESCALA:		
02/02	INDICADOS	INDICADOS		



# RUA SEBASTIÃO DA SILVA

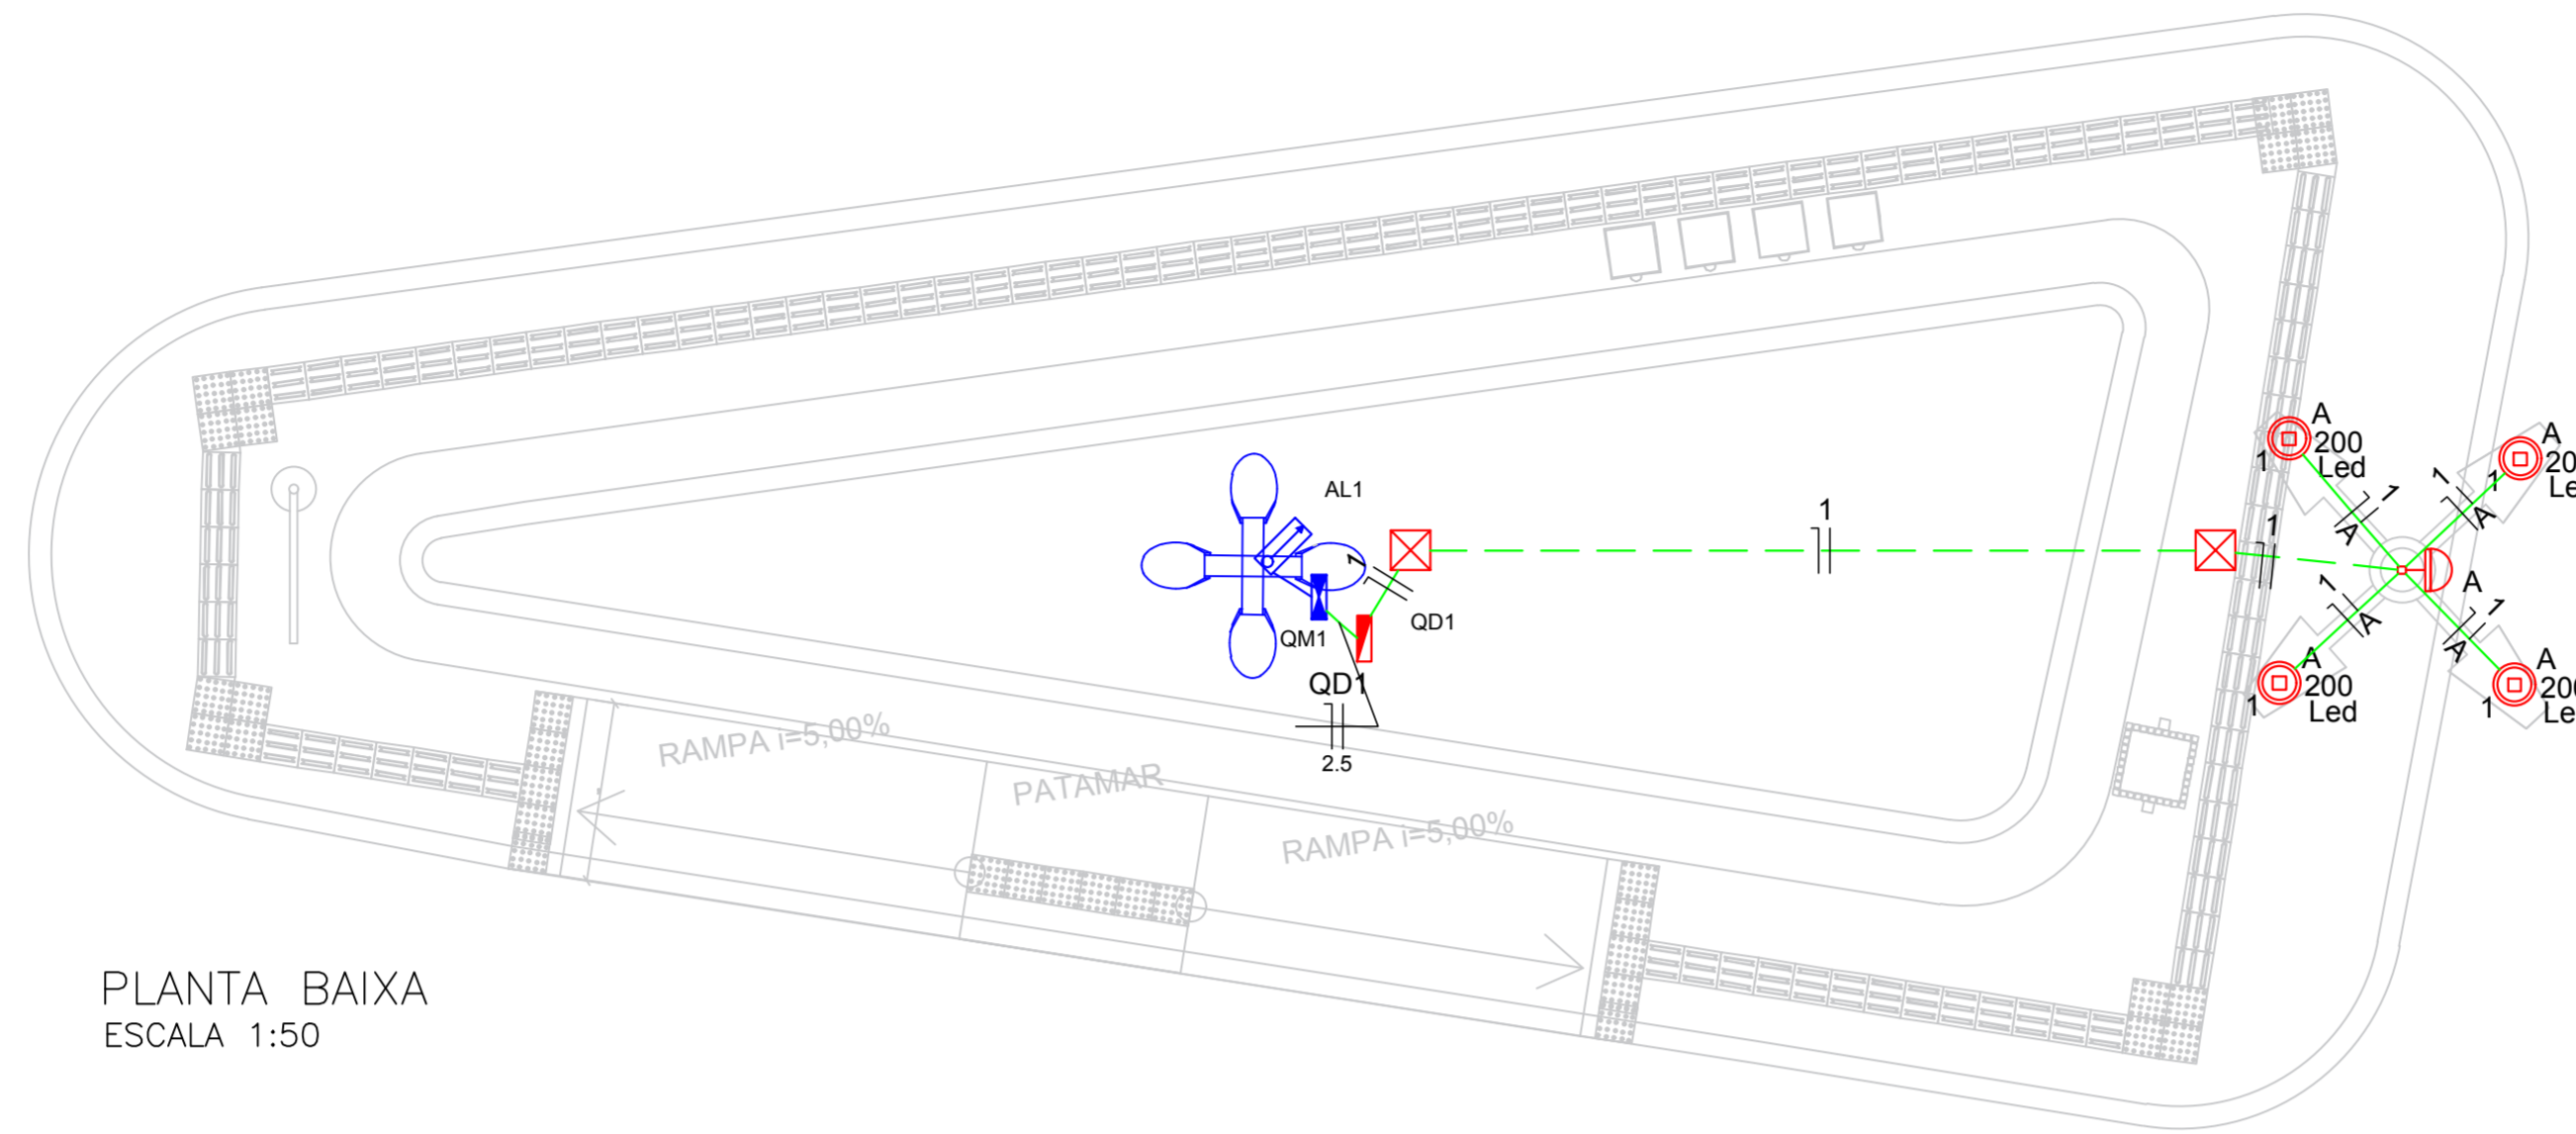

PLANTA BAIXA  
ESCALA 1:50

### Quadro de Demanda (AL1)


Tipo de carga	Potência instalada (kVA)	Fator de demanda (%)	Demanda (kVA)
Iluminação e TUG's (Casas e Apartamentos)	0.80	88	0.70
<b>TOTAL</b>			<b>0.70</b>

### Quadro de Cargas (QD1)


Circuito	Descrição	Esquema	Método de inst.	V (V)	Iluminação (W)		Pot. total. (VA)	Fases	Pot. - R (W)	Pot. - S (W)	Pot. - T (W)	FCT	FCA	In' (A)	Seção (mm2)	Ic (A)	Disj (A)	dV parc (%)	dV total (%)	Status
					Iluminação (W)	Pot. total. (VA)														
1	Iluminação 01	F+N	B1	220 V	4	200	800	R	800	800	0	1.00	1.00	3.6	1.5	17.5	10.0	0.77	0.88	Ok
<b>TOTAL</b>					<b>4</b>		<b>800</b>	<b>R</b>	<b>800</b>	<b>800</b>	<b>0</b>									<b>Ok</b>

### Quadro de Cargas (QM1)


Circuito	Descrição	Esquema	Método de inst.	V (V)	Iluminação (W)		Pot. total. (VA)	Fases	Pot. - R (W)	Pot. - S (W)	Pot. - T (W)	FCT	FCA	In' (A)	Seção (mm2)	Ic (A)	Disj (A)	dV parc (%)	dV total (%)	Status
					Iluminação (W)	Pot. total. (VA)														
QD1		F+N	B1	220 V	4	800	800	R	800	800	0	1.00	1.00	3.2	2.5	31.0	10.0	0.12	0.12	Ok
<b>TOTAL</b>					<b>4</b>		<b>800</b>	<b>R</b>	<b>800</b>	<b>800</b>	<b>0</b>									<b>Ok</b>

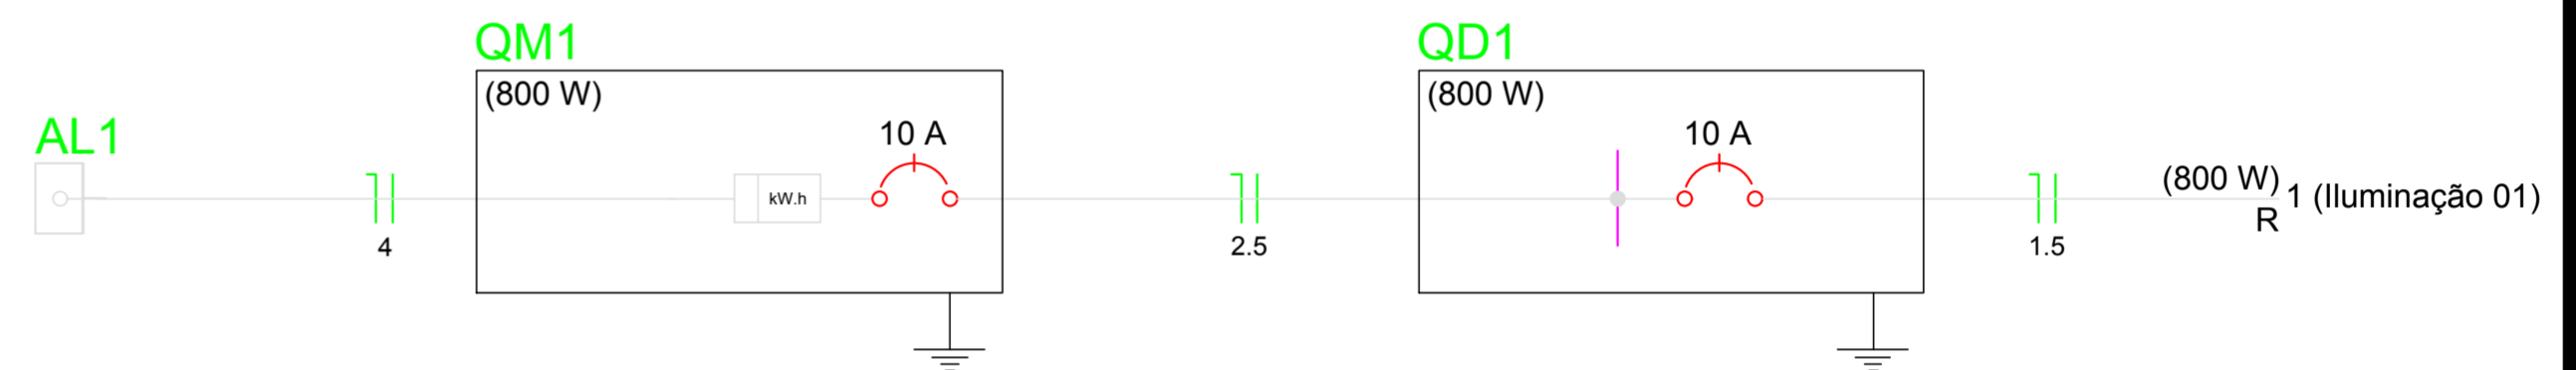

### QM1

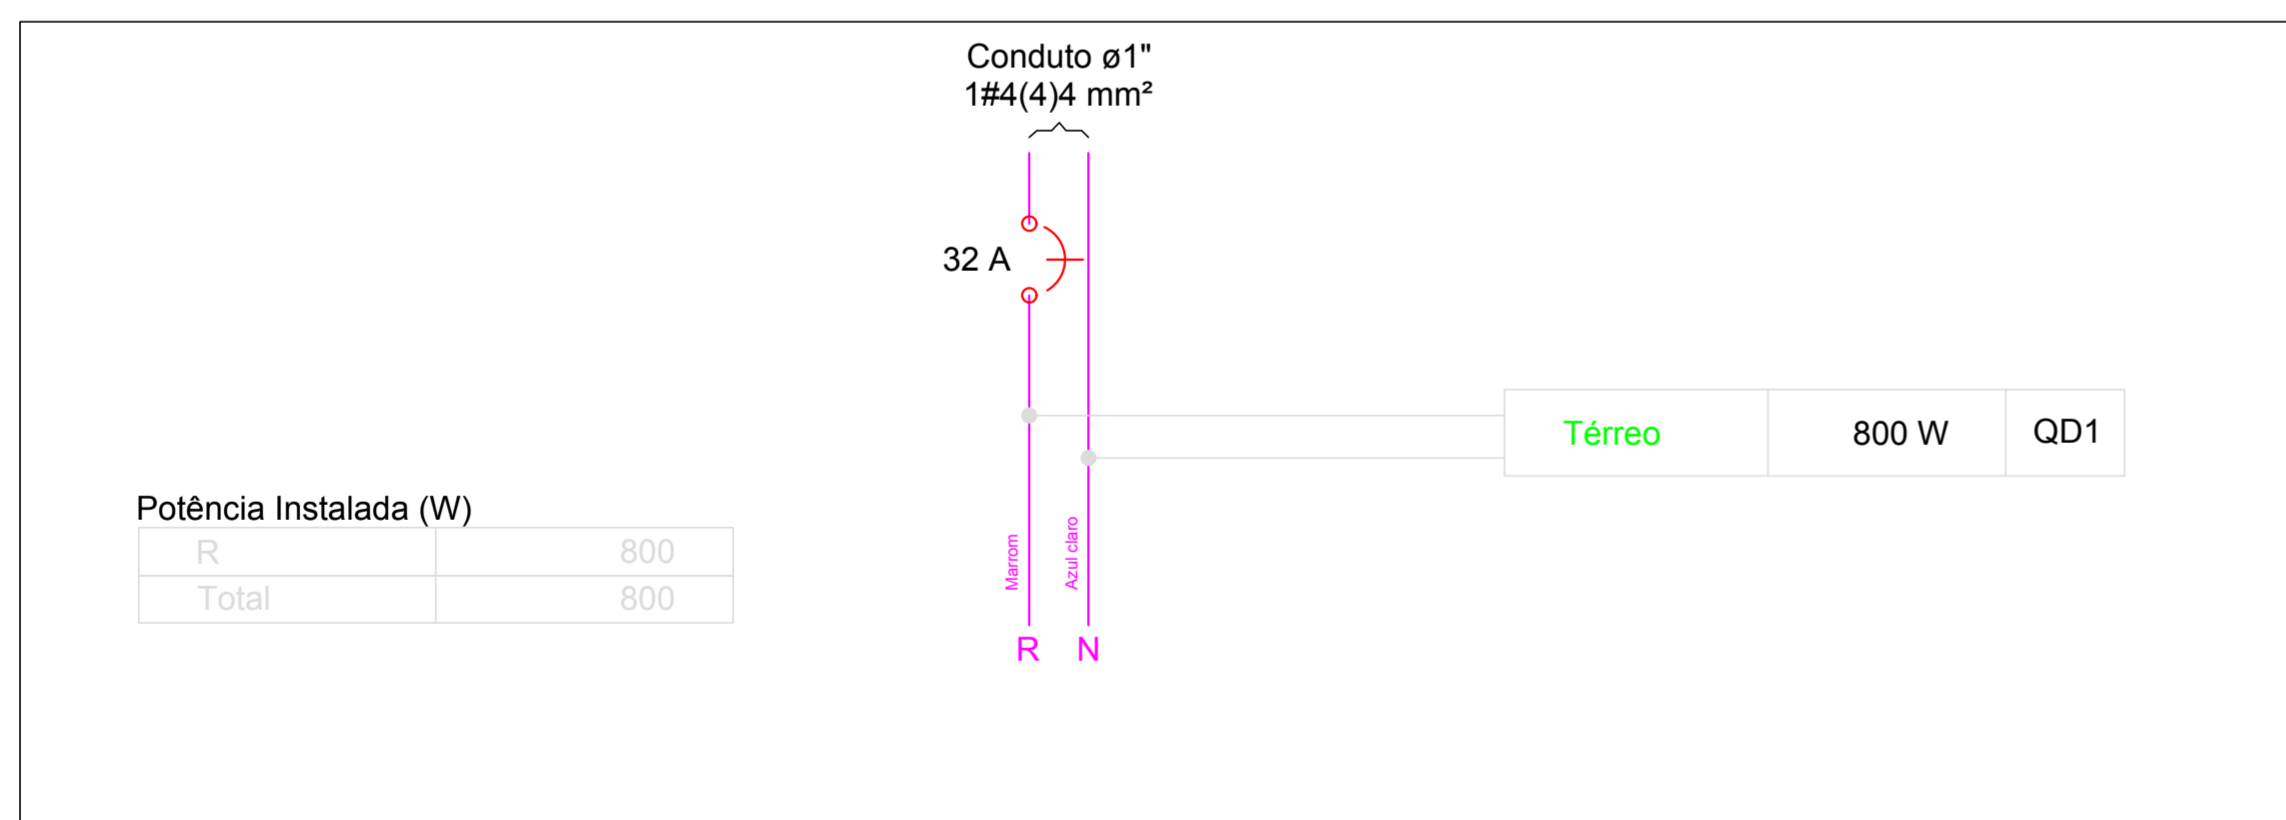

### QD1

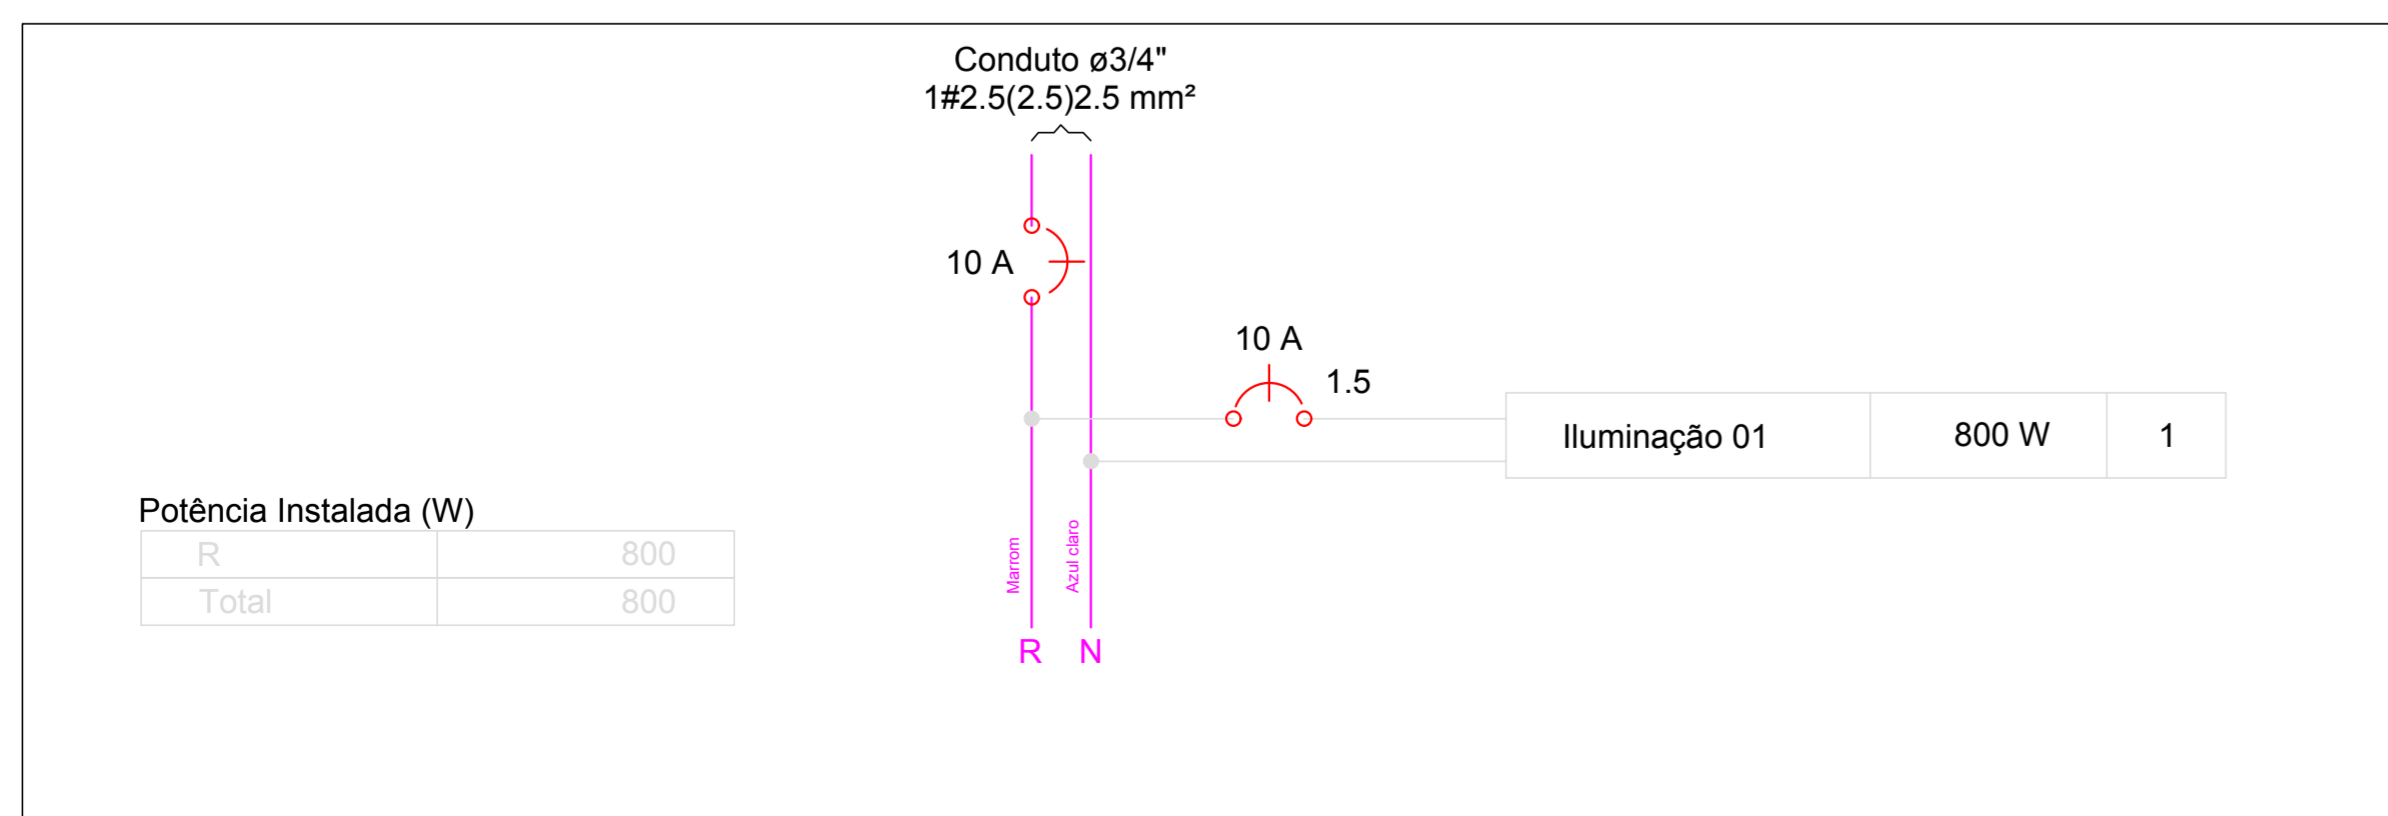

### Lista de Materiais

<b>Acessórios p/ eletrodutos</b>	
Caixa PVC 4x2"	1 pç
Luva PVC rosca 1"	2 pç
3/4"	4 pç
<b>Acessórios uso geral</b>	
Arruela de pressão galvan. 1/4"	4 pç
Bucha de nylon S4	20 pç
S6	12 pç
Parafuso fenda galvan. cab. panela 2,9x25mm autoatarrachante	20 pç
4,2x32mm autoatarrachante	8 pç
4,8x45mm autoatarrachante	4 pç
<b>Cabo Unipolar (cobre)</b>	
Isol. HEPR - ench. EVA - 0,6/1kV 2.5 mm²	0.90 m
4 mm²	16.40 m
Isol. PVC - 450/750V 1.5 mm²	46.20 m
<b>Caixa de passagem - embutir</b>	
Aço pintada 400x400x150 mm	2 pç
<b>Dispositivo Elétrico - embutido</b>	
Placa 2x4"	
Placa c/ furo	1 pç
<b>Dispositivo de Comando</b>	
Relé fotoelétrico 220V - 1000W c/ fotocélula	1 pç
<b>Dispositivo de Proteção</b>	
Disjuntor Unipolar Termomagnético - norma DIN 10 A	1 pç
32 A	1 pç
<b>Eletroduto PVC rosca</b>	
Braçadeira galvan. tipo cunha 1"	8 pç
3/4"	20 pç
Eletroduto, vara 3,0m 1"	8.20 m
3/4"	23.60 m
<b>Lâmpada LED</b>	
Poste/Refletora LED 200W	4 pç
<b>Quadro de medição</b>	
Unidade consumidora individual - sobrepor	
Caixa p/ 1 medidor monofásico	1 pç
Quadro distrib. plástico - sobrepor	
Barr. monof., - DIN	
Cap. 8 disj. unip. - In Pente 63A	1 pç

### Legenda

	Caixa de medição sobrepor a 1,50m do piso
	Caixa de passagem de embutir no piso
	Lâmpada LED 200 W
	Quadro de distribuição - sobrepor a 1,50m do piso
	Relé fotoelétrico a 3,00m do piso

ELEMENTOS EM AZUL, SÃO ELEMENTOS QUE JA EXISTEM NO LOCAL.

PROPRIETÁRIO:


ENGENHEIRO:

## PROJETO ELÉTRICO - PRAÇA 07


PROJETO: MODERNIZAÇÃO E CONSTRUÇÃO DE PRAÇAS  
 CONTRATO: CT Nº 1079312-10  
 ENDEREÇO: RUA SEBASTIÃO DA SILVA  
 PROPRIETÁRIO: PREFEITURA MUNICIPAL DE AGUIAR - PB

	RESPONSÁVEL	RUBRICA	DATA:	REVISÃO:
DESENHO			2022	
CÓPIA				
VISTO				
PRANCHA	DESENHO:	ESCALA:		
01/01	INDICADOS	INDICADOS		



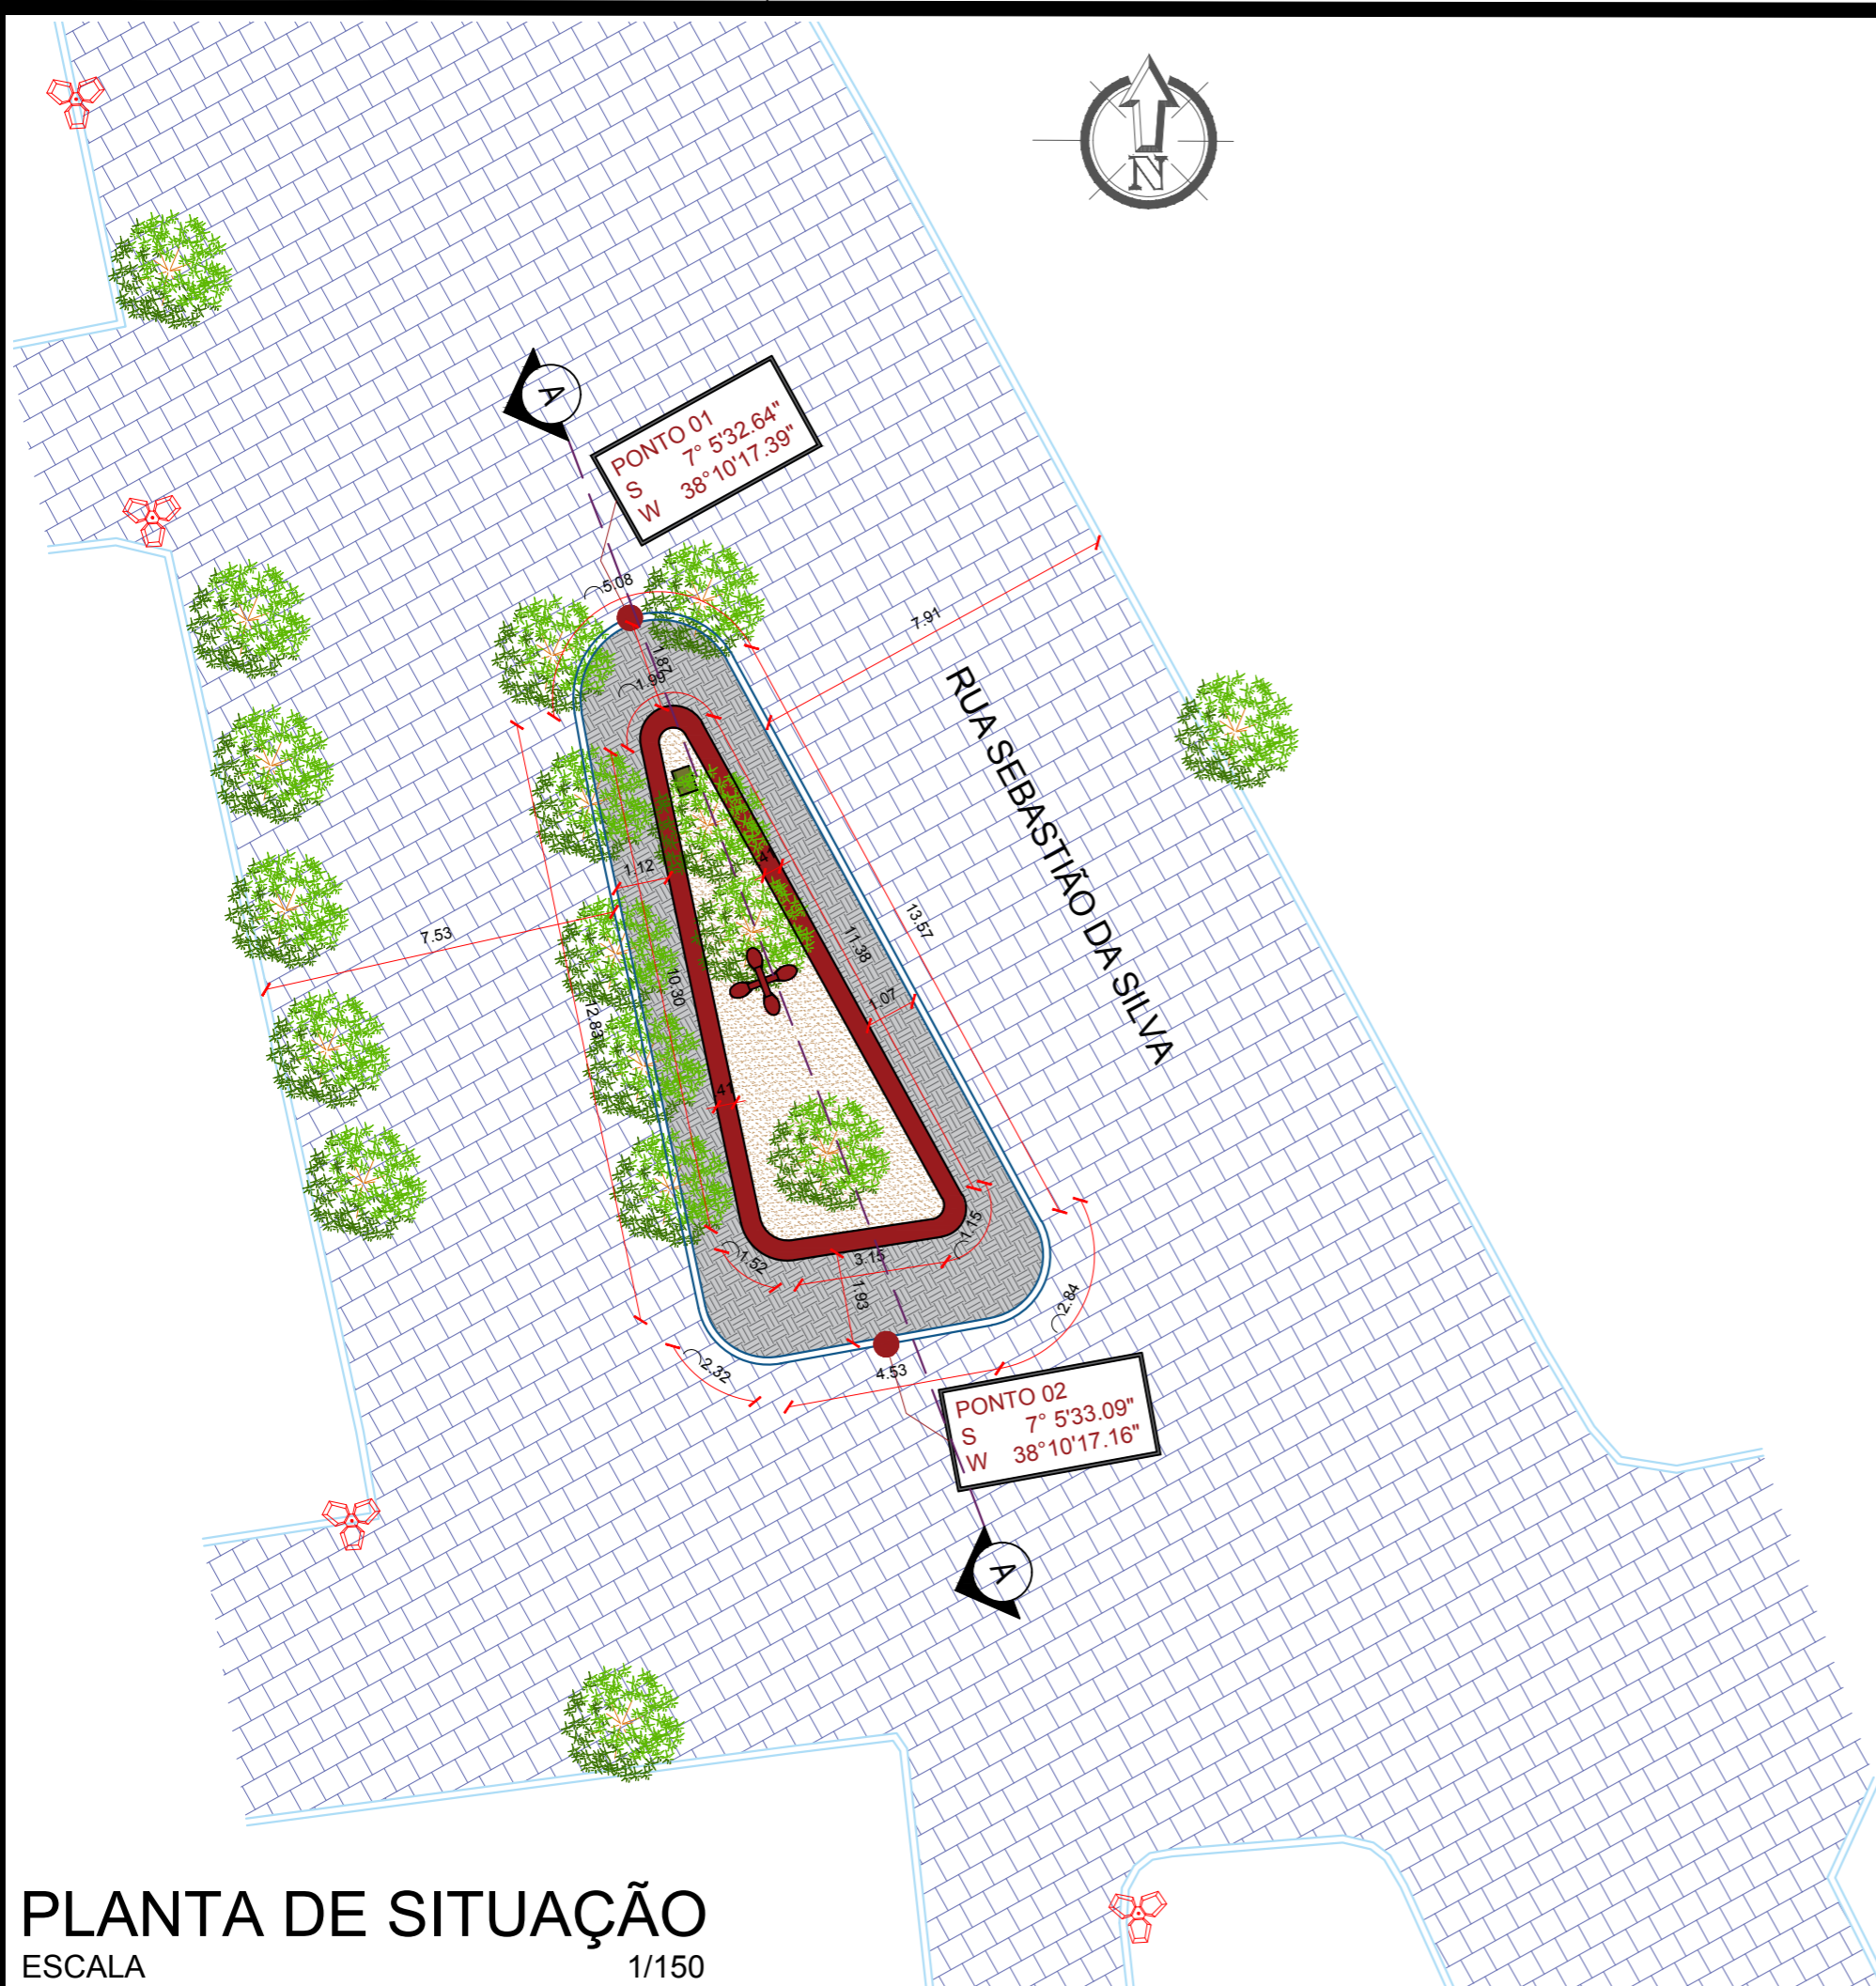

**PLANTA DE SITUAÇÃO**  
ESCALA 1/150

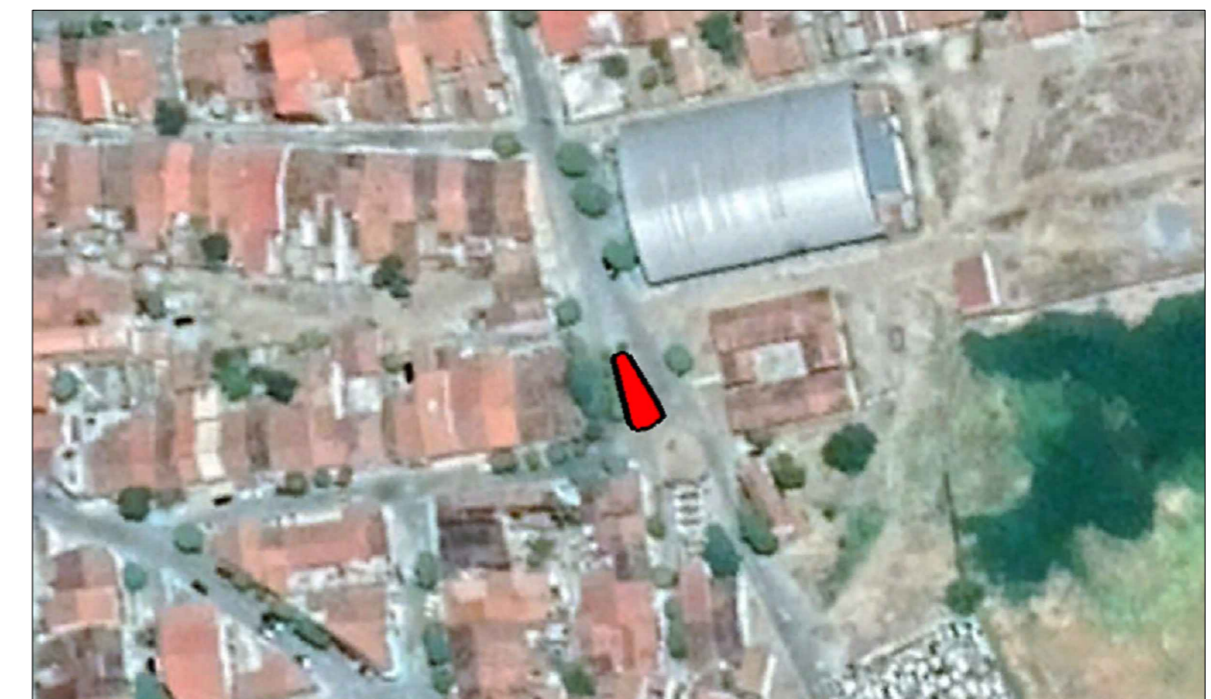


**PLANTA DE LOCALIZAÇÃO**  
SEM ESCALA

- Meio Fio Existente
- Meio Fio Existente a demolir
- Pavimentação em Paralelepípedo Existente
- Terreno Natural Existente
- Piso em Concreto Existente A demolir
- Banco Existente
- Placa da Praça Existente
- Poste da Rede Elétrica Existente
- Poste de Iluminação Existente
- Árvore Existente

PROPRIETÁRIO:

ENGENHEIRO:

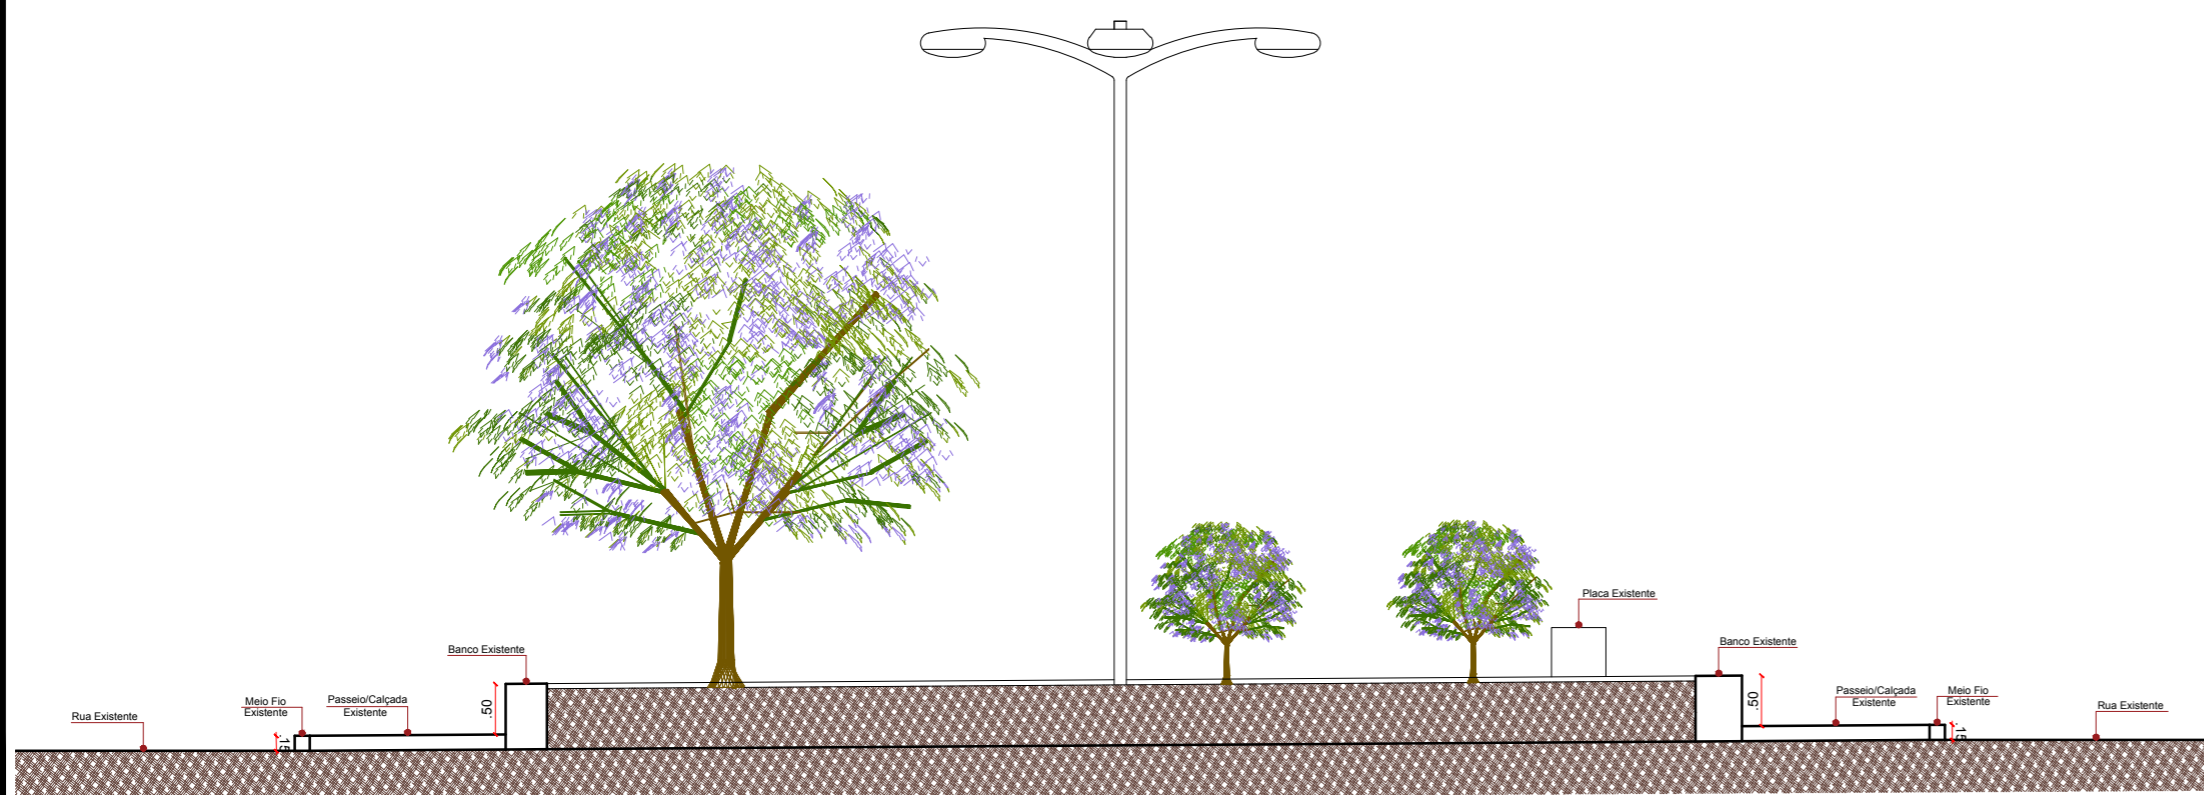

**CORTE AA**  
ESCALA 1/75

## TOPOGRAFIA - PRAÇA 07

**PROJETO:** MODERNIZAÇÃO E CONSTRUÇÃO DE PRAÇAS  
**CONTRATO:** CT Nº 1079312-10  
**ENDEREÇO:** RUA SEBASTIÃO DA SILVA - PRAÇA JACIELY FERREIRA DE SOUSA  
**PROPRIETÁRIO:** PREFEITURA MUNICIPAL DE AGUIAR - PB

	RESPONSÁVEL	RUBRICA	DATA:	REVISÃO:
DESENHO			2022	-
CÓPIA				
VISTO				
PRANCHA	DESENHO:	ESCALA:		
01/01	INDICADOS	INDICADOS		



FONE: (83) 3512-7838 JOÃO PESSOA-PB  
(83) 3421-7838 PATOS-PB